



LEGENDE:

226/2 345.07 345.07

Mustergraben ->

0+000

DN 300 SB R01
-12.34m
-5.3‰ 343.67

DN 300 SB M01
-12.34m
-5.4‰ 343.67


amtl. Flurstücksgrenze mit Flurstücksnummer

Bestehendes Gewässer mit Name und Fließrichtung

Stationierung

Bestehender Regenwasserkanal mit Angabe von Schachtbezeichnung, Nennweite, Material, Schachtabstand, Sohlgefälle, Rohrschöhe und Fließrichtung

Bestehender Mischwasserkanal mit Angabe von Schachtbezeichnung, Nennweite, Material, Schachtabstand, Sohlgefälle, Rohrschöhe und Fließrichtung

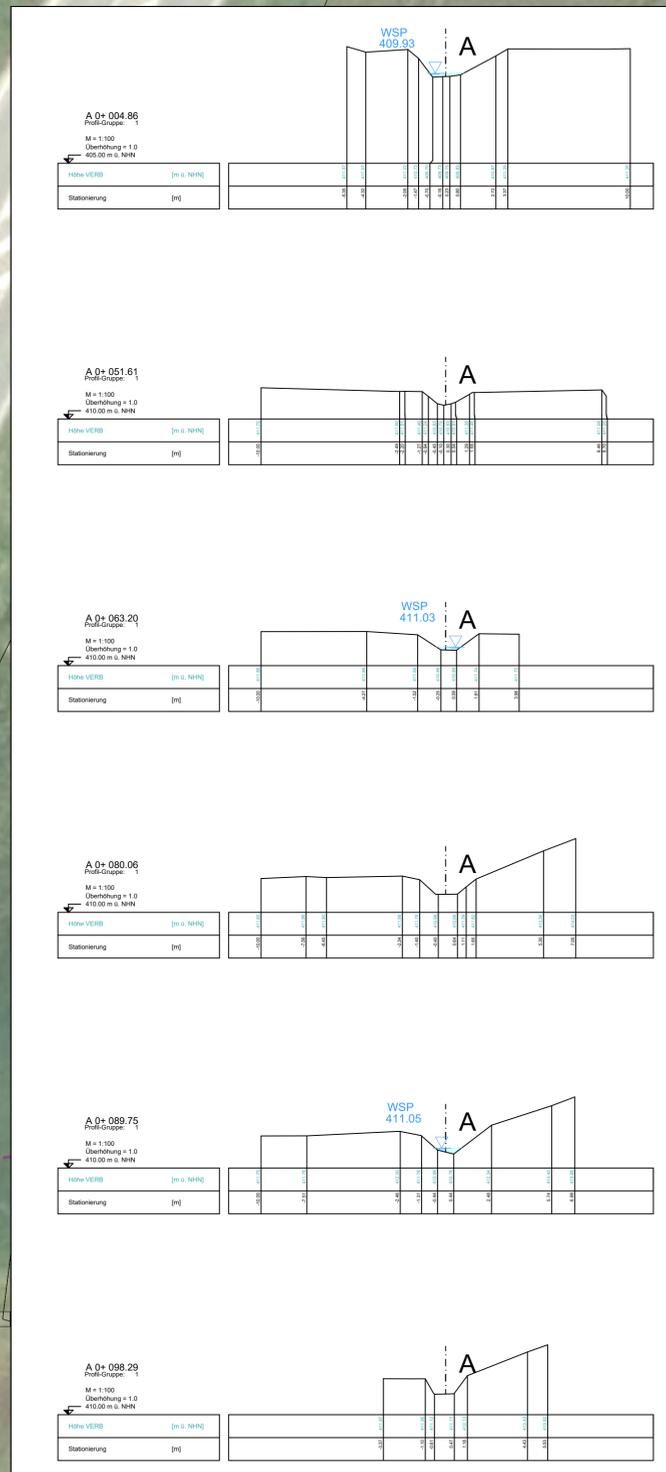

Anlage: 4.4.9

| | | | |
|--------|-------------------|--------|-------------|
| Index: | Art der Änderung: | Datum: | gezeichnet: |
| | | | |

Projekt:
Abwasserüberleitung von Uttenhofen nach Pfaffenhofen

Stadt Pfaffenhofen/Ilm
Landkreis Pfaffenhofen/Ilm

GENEHMIGUNGSPLANUNG

Planinhalt: **Lageplan**
Offene Ableitung und Zulaufgraben zur Ilm

Projekt Nr.: 1011.278
Datum: 29.11.2022
Aufgestellt: M. Ruhstorfer
gezeichnet: L. Jena
geprüft: K. Parth

Plan-Nr./Index: GP LP09
Maßstab: 1:250

Plangrundlagen: Geobasisdaten: Bayerische Vermessungsverwaltung
Digitale Flurkarte Stand 02/2022
Orthophoto DOP80 Stand 11/2022

Entwurfsverfasser:
Wipfler PLAN
Planungsgesellschaft mbH
Architekten
Bauingenieure
Vermessungsingenieure
Erschließungsträger

Wipfler PLAN
Planungsgesellschaft mbH
Hohenwarter Straße 124
85276 Pfaffenhofen/ Ilm
Tel.: 08441 5046-0
Fax: 08441 490204
www.wipflerplan.de
info@wipflerplan.de

Vorhabensträger:
Kommunalunternehmen
Stadtwerke
Pfaffenhofen a. d. Ilm
Michael-Weingartner-Straße 11
85276 Pfaffenhofen/Ilm
Tel.: 08441 4052-0
Fax: 08441 4052-3900
www.stadwerke-pfaffenhofen.de
mail@stadwerke-pfaffenhofen.de