
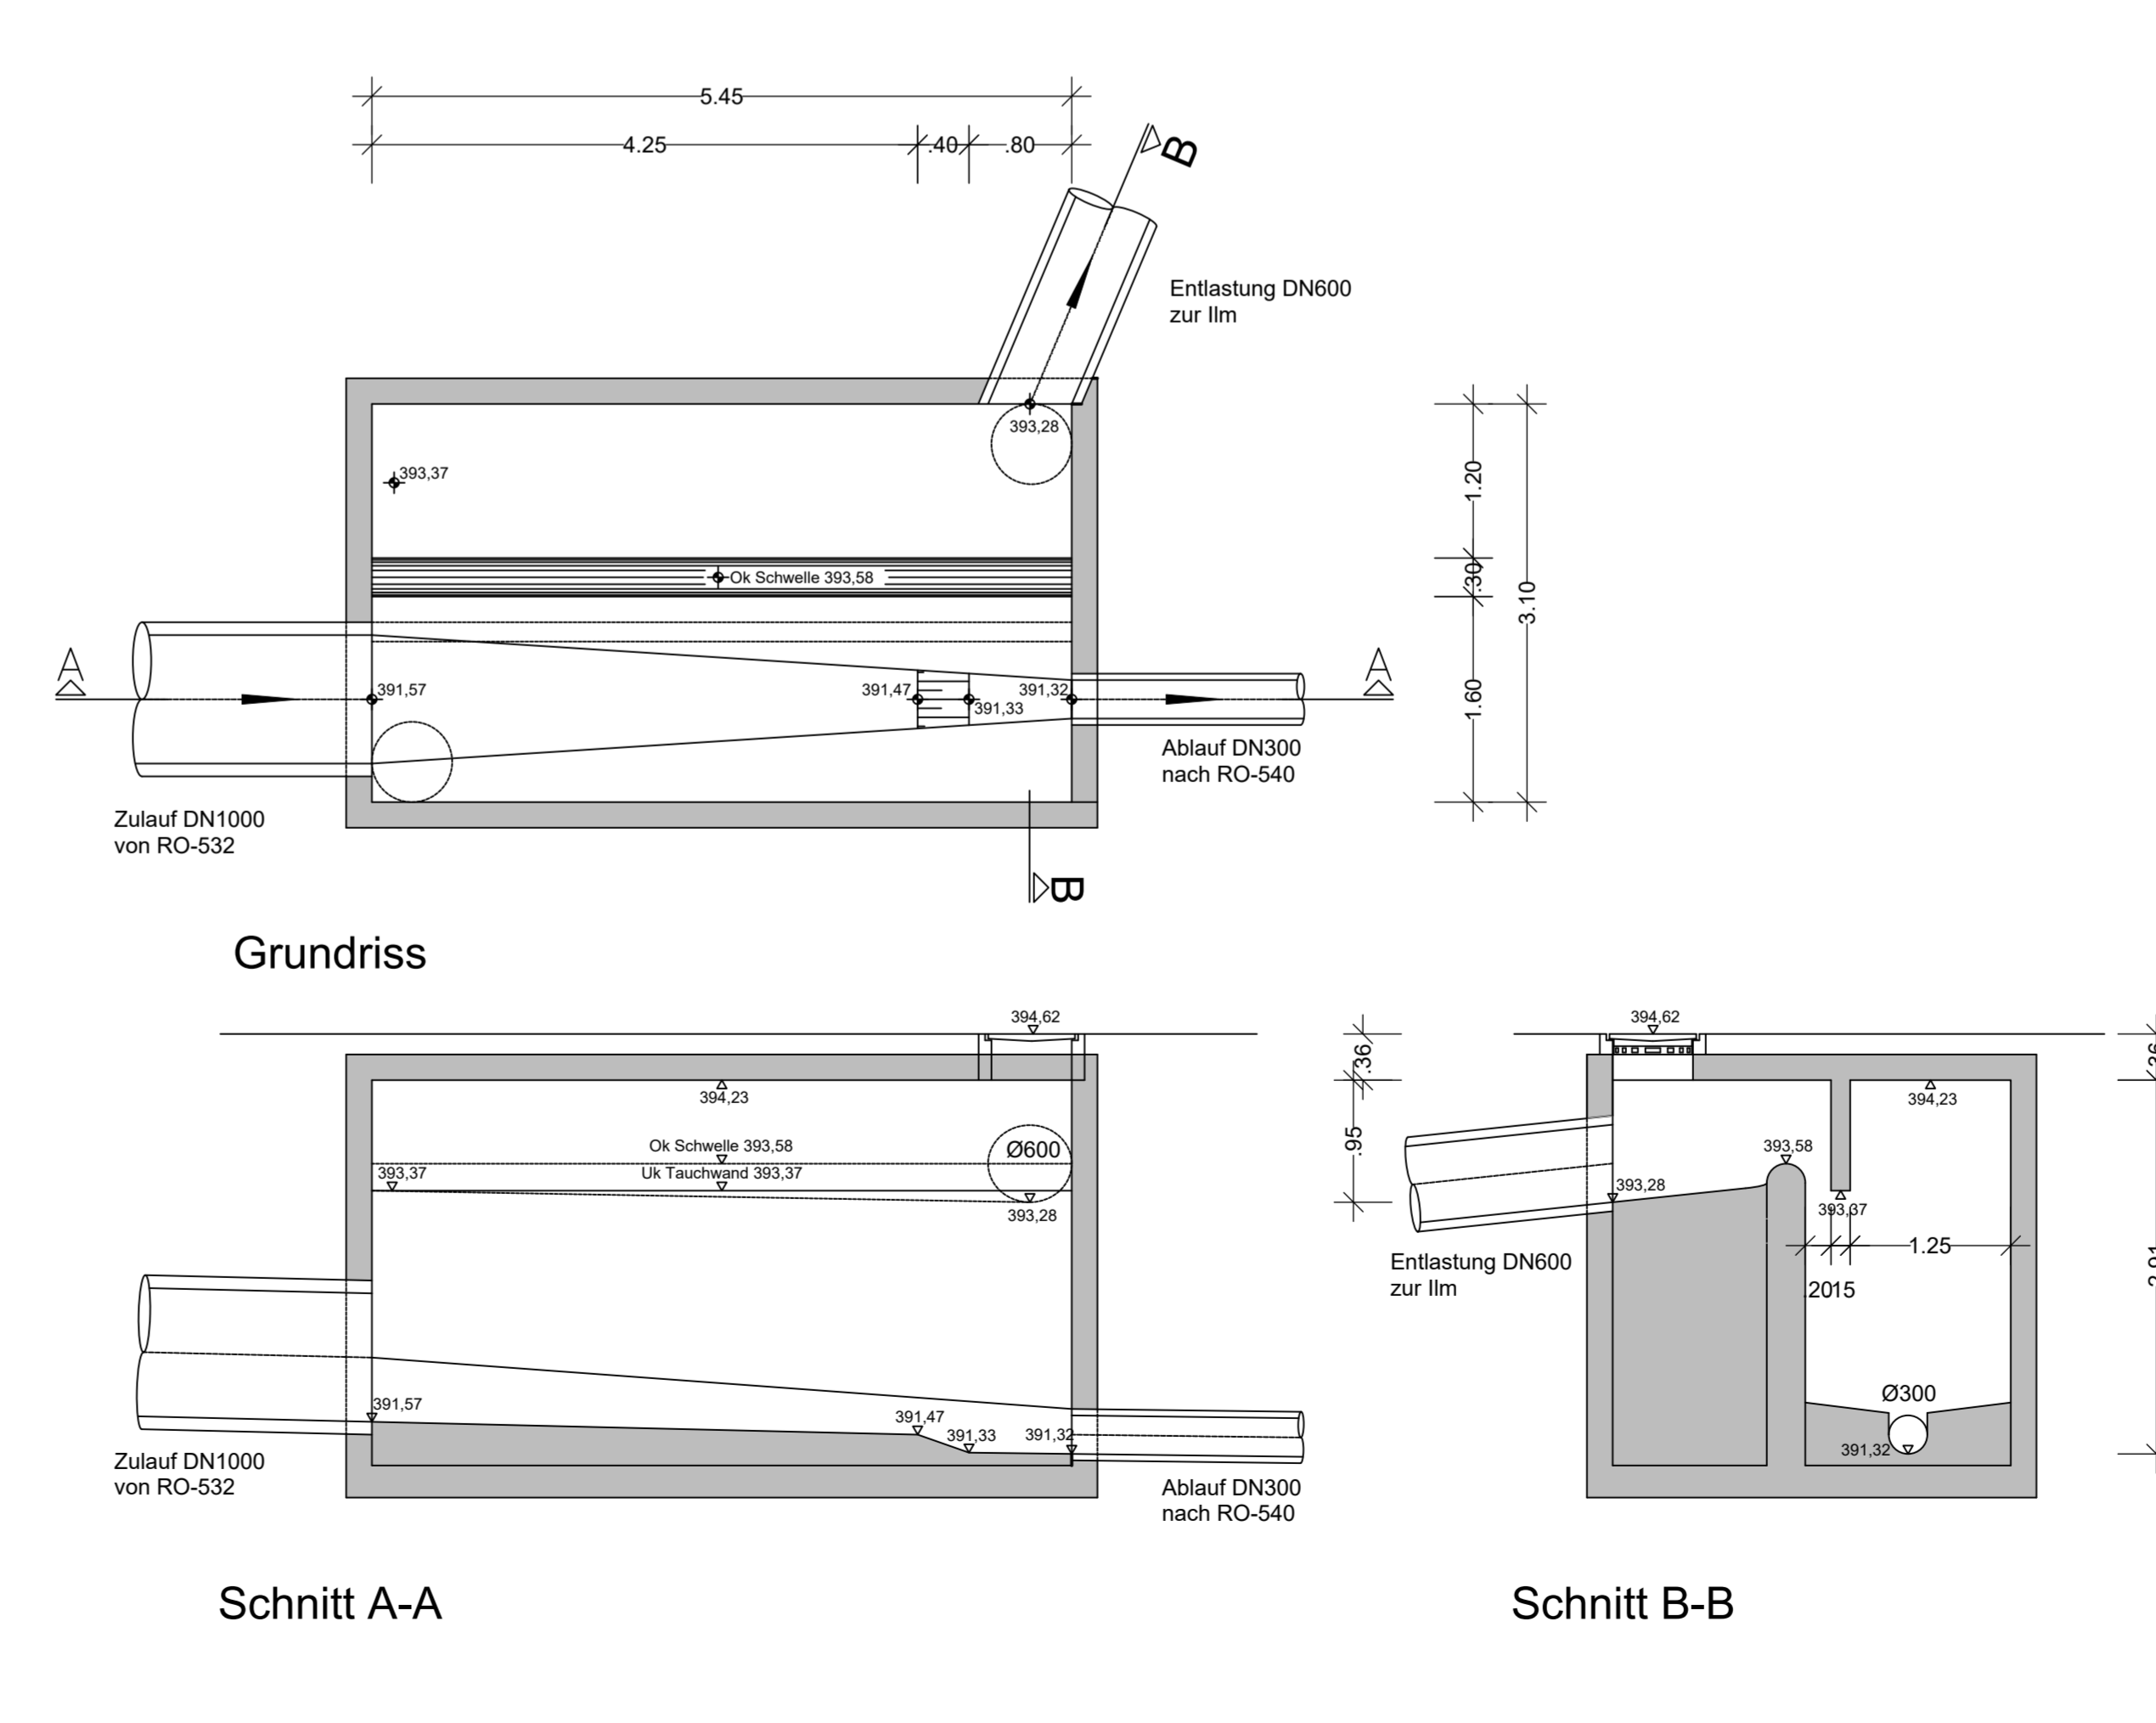


Höhenplan Stauraumkanal M=1:1000/100

Höhenplan Entlastungskanal M=1:1000/100

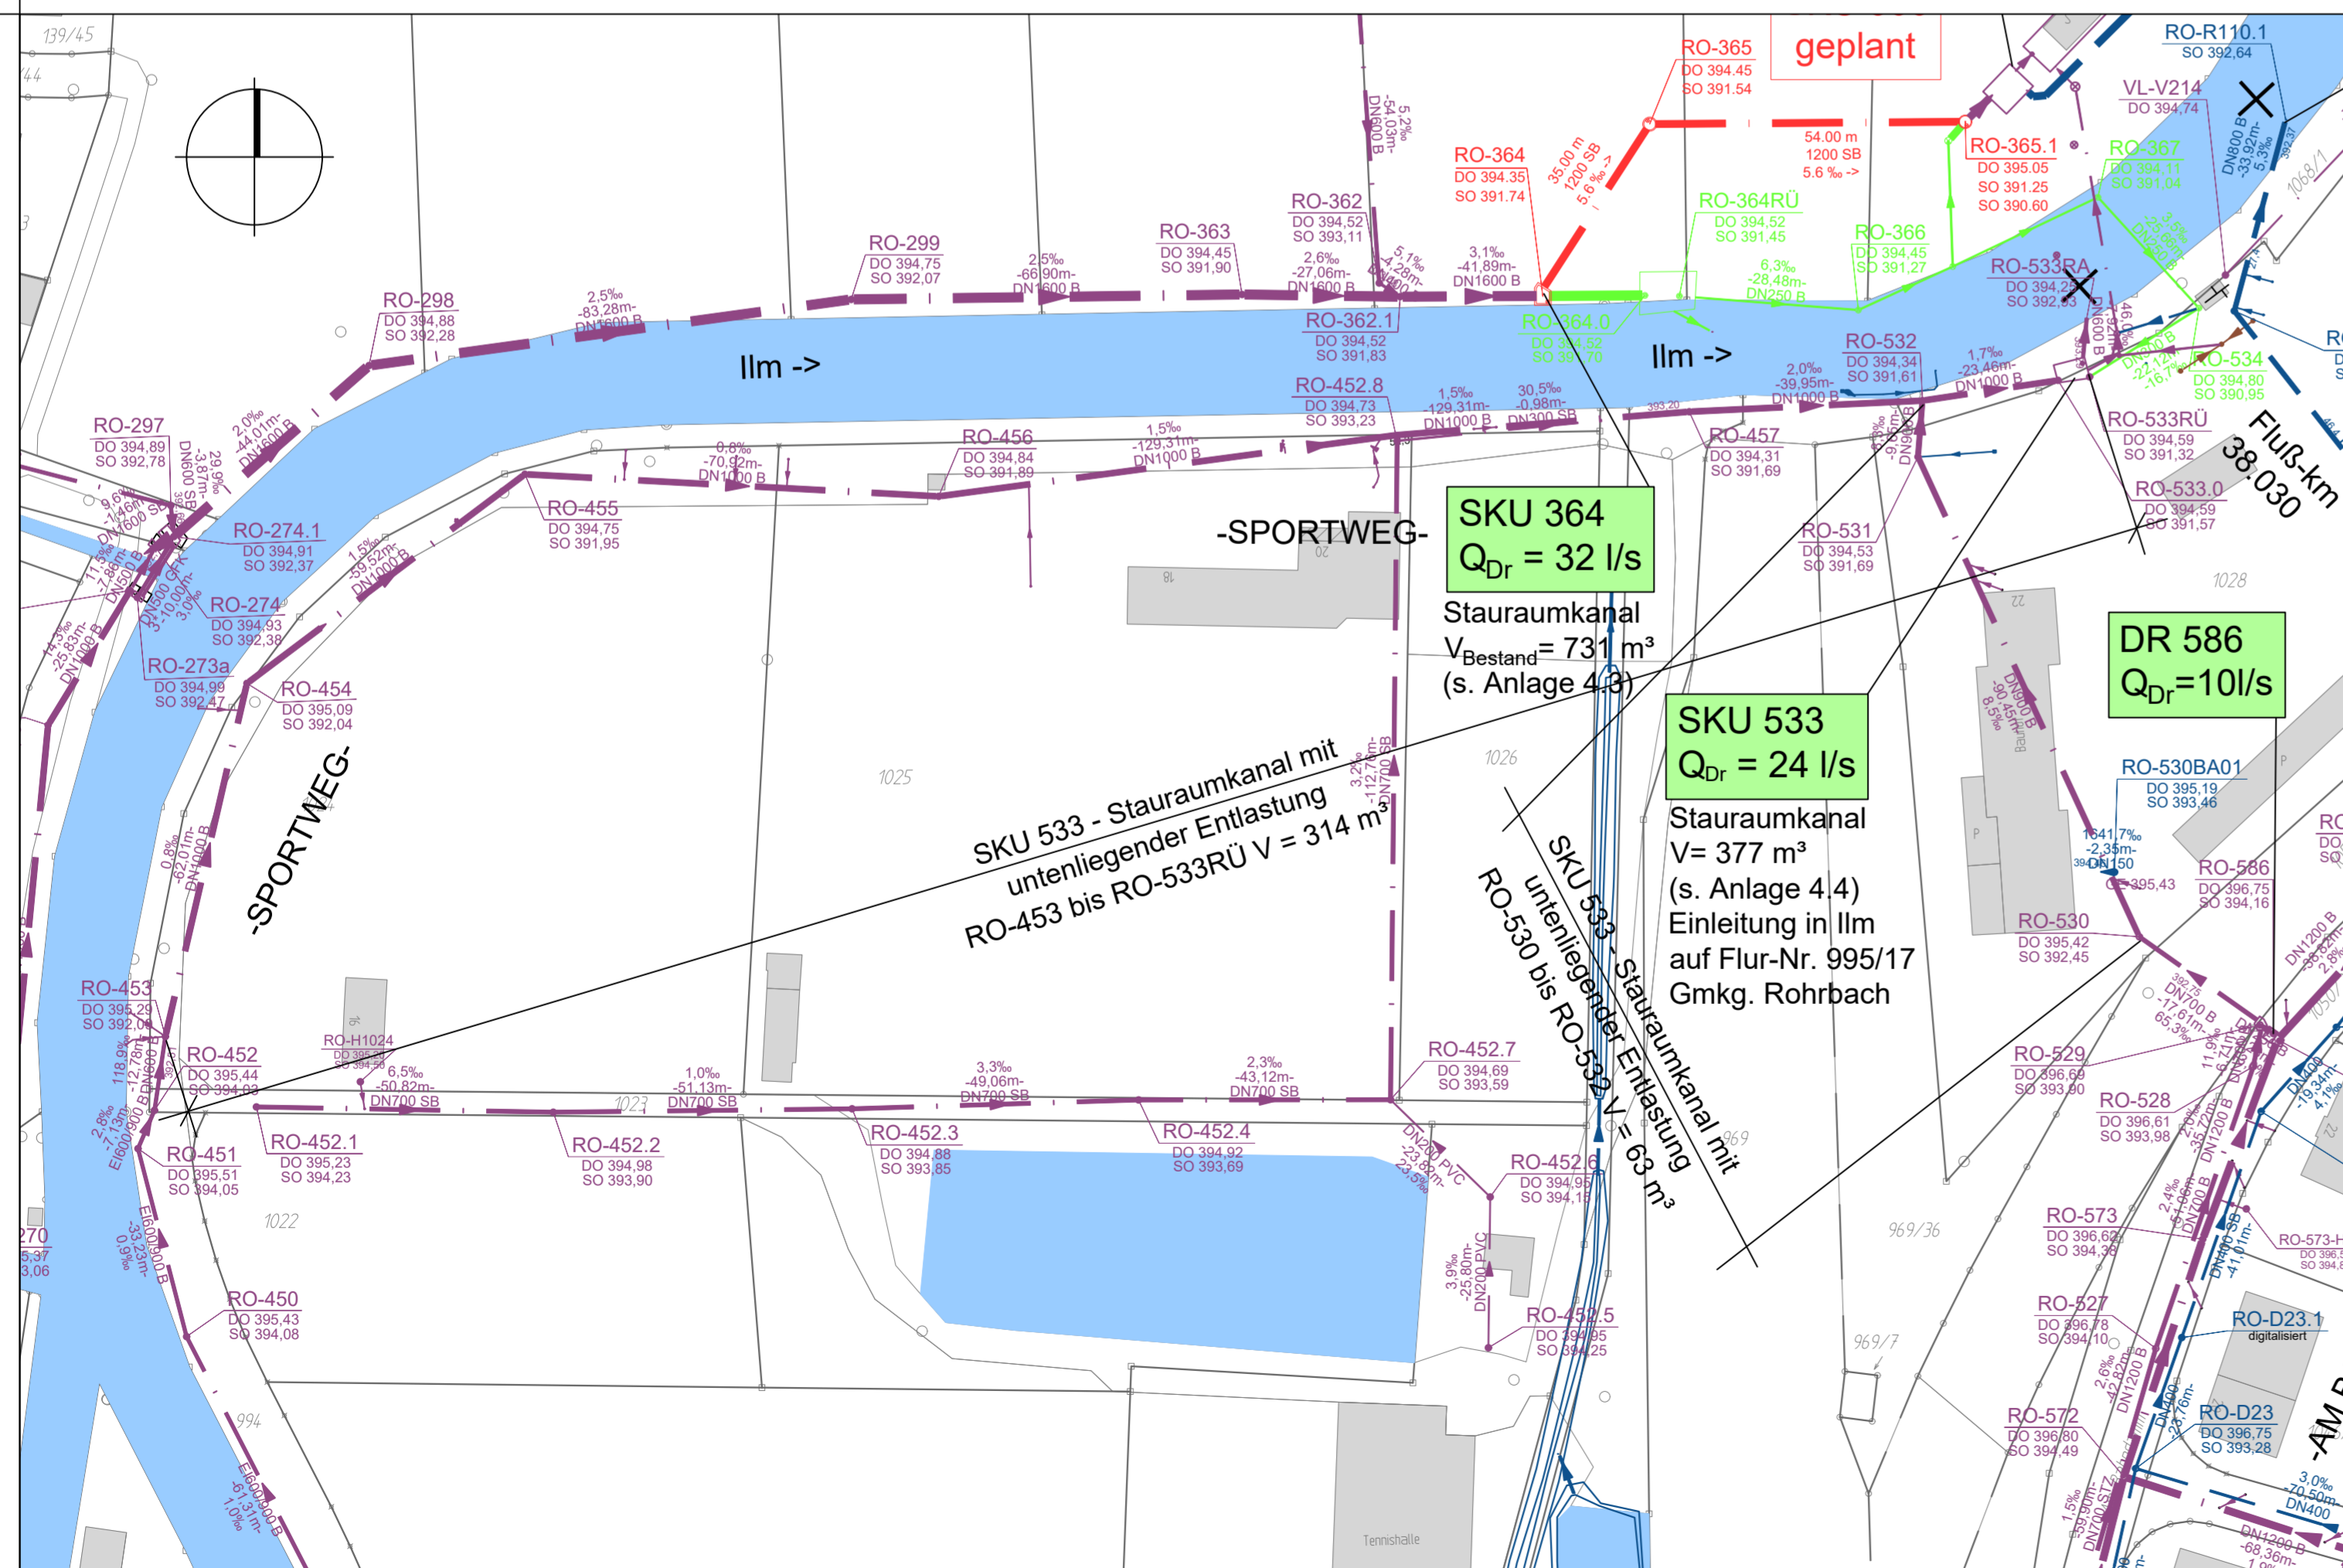

Trennbauwerk M=1:50 (RO-533RÜ)

ANLAGE 4.4  
amt. Flurstücksnummer mit Flurstücksnummer

LEGENDE:

- DN300 SB M01 -12,34m -12,34m
- DN300 SB M01 -12,34m -12,34m
- DN250 S12 S01 -18,59m -18,59m
- DN 300 SB M01 -12,34m -12,34m
- DN300 SB M01 -12,34m -12,34m
- PE100 DA
- RUE PW Dr
- Fluß-Alt 60/000
- Einleitung in Ilm auf Flur-Nr. 995 Gmkg. Rohrbach

Entfallender Kanal 226/2

Geplanter Kanal

Bestehender Schmutzwasserkanal mit Angabe von Schachtbezeichnung, Nennweite, Material, Schachtschuldhöhe, Schligefälle, Rohrshöhe und Fließrichtung

Bestehender Regenwasserkanal mit Angabe von Schachtbezeichnung, Nennweite, Material, Schachtschuldhöhe, Schligefälle, Rohrshöhe und Fließrichtung

Bestehender Mischwasserkanal mit Angabe von Schachtbezeichnung, Nennweite, Material, Schachtschuldhöhe, Schligefälle, Rohrshöhe und Fließrichtung

Bestehende Druckleitung Schmutzwasser mit Angabe von Material und Außendurchmesser

Bestand

Bauwerke (Entlastungs- Pump- bzw. Drosselbauwerke)

Bestehendes Gewässer

Flußkilometrierung der Entlastungs-Einleitungsstellen

Einleitungsstelle mit Angabe Flurnummer und Gemarkung

Index: Art der Änderung: Datum: gezeichnet:

Projekt:  
Wasserrecht Mischwasserentlastungen  
Abwasserzweckverband Mittleres Imtal  
Gemeinde Rohrbach, Markt Wolnzach  
Landkreis Pfaffenhofen/Ilm GENEHMIGUNGSPLANUNG

Planinhalt:  
Stauraumkanal SKU 533  
Lage- und Höhenplan  
Trennbauwerk

Projekt Nr.: 4009.008  
Datum: 30.07.2025

Plan-Nr./Index: GP KO04  
Maßstab: 1:1000/100, 1:50  
Aufgestellt: V. Diepold

Plangrundlagen:  
Geobasisdaten: Bayerische Vermessungsverwaltung  
Digitale Flurkarte Wolnzach Stand 03/2024  
Digitale Flurkarte Rohrbach Stand 07/2024  
Bauwerkspläne: Wasserrechtsantrag von 2013

Lagesystem: gezeichnet:  
UTM 32 M. Piele

Höhensystem: geprüft:  
m.ü.NHN (DHHN 2016) K. Parth

Entwurfsverfasser:  
WipflerPLAN  
Planungsgesellschaft mbH  
Architekten  
Bauingenieure  
Vermessungsingenieure  
Erschließungsträger

WipflerPLAN  
Hohenwarter Straße 124  
85276 Pfaffenhofen / Ilm  
Tel.: 08442/9670-0  
Fax: 08442/9670-34  
www.wipflerplan.de  
info@wipflerplan.de

ZV Abwasserbeseitigung Mittleres Imtal  
Hofmarkstr. 2  
85296 Rohrbach  
Tel.: 08442/9670-0  
Fax: 08442/9670-34  
www.rohrbach-ilm.de  
gemeinde@rohrbach-ilm.de

Lageplan M=1:1000