


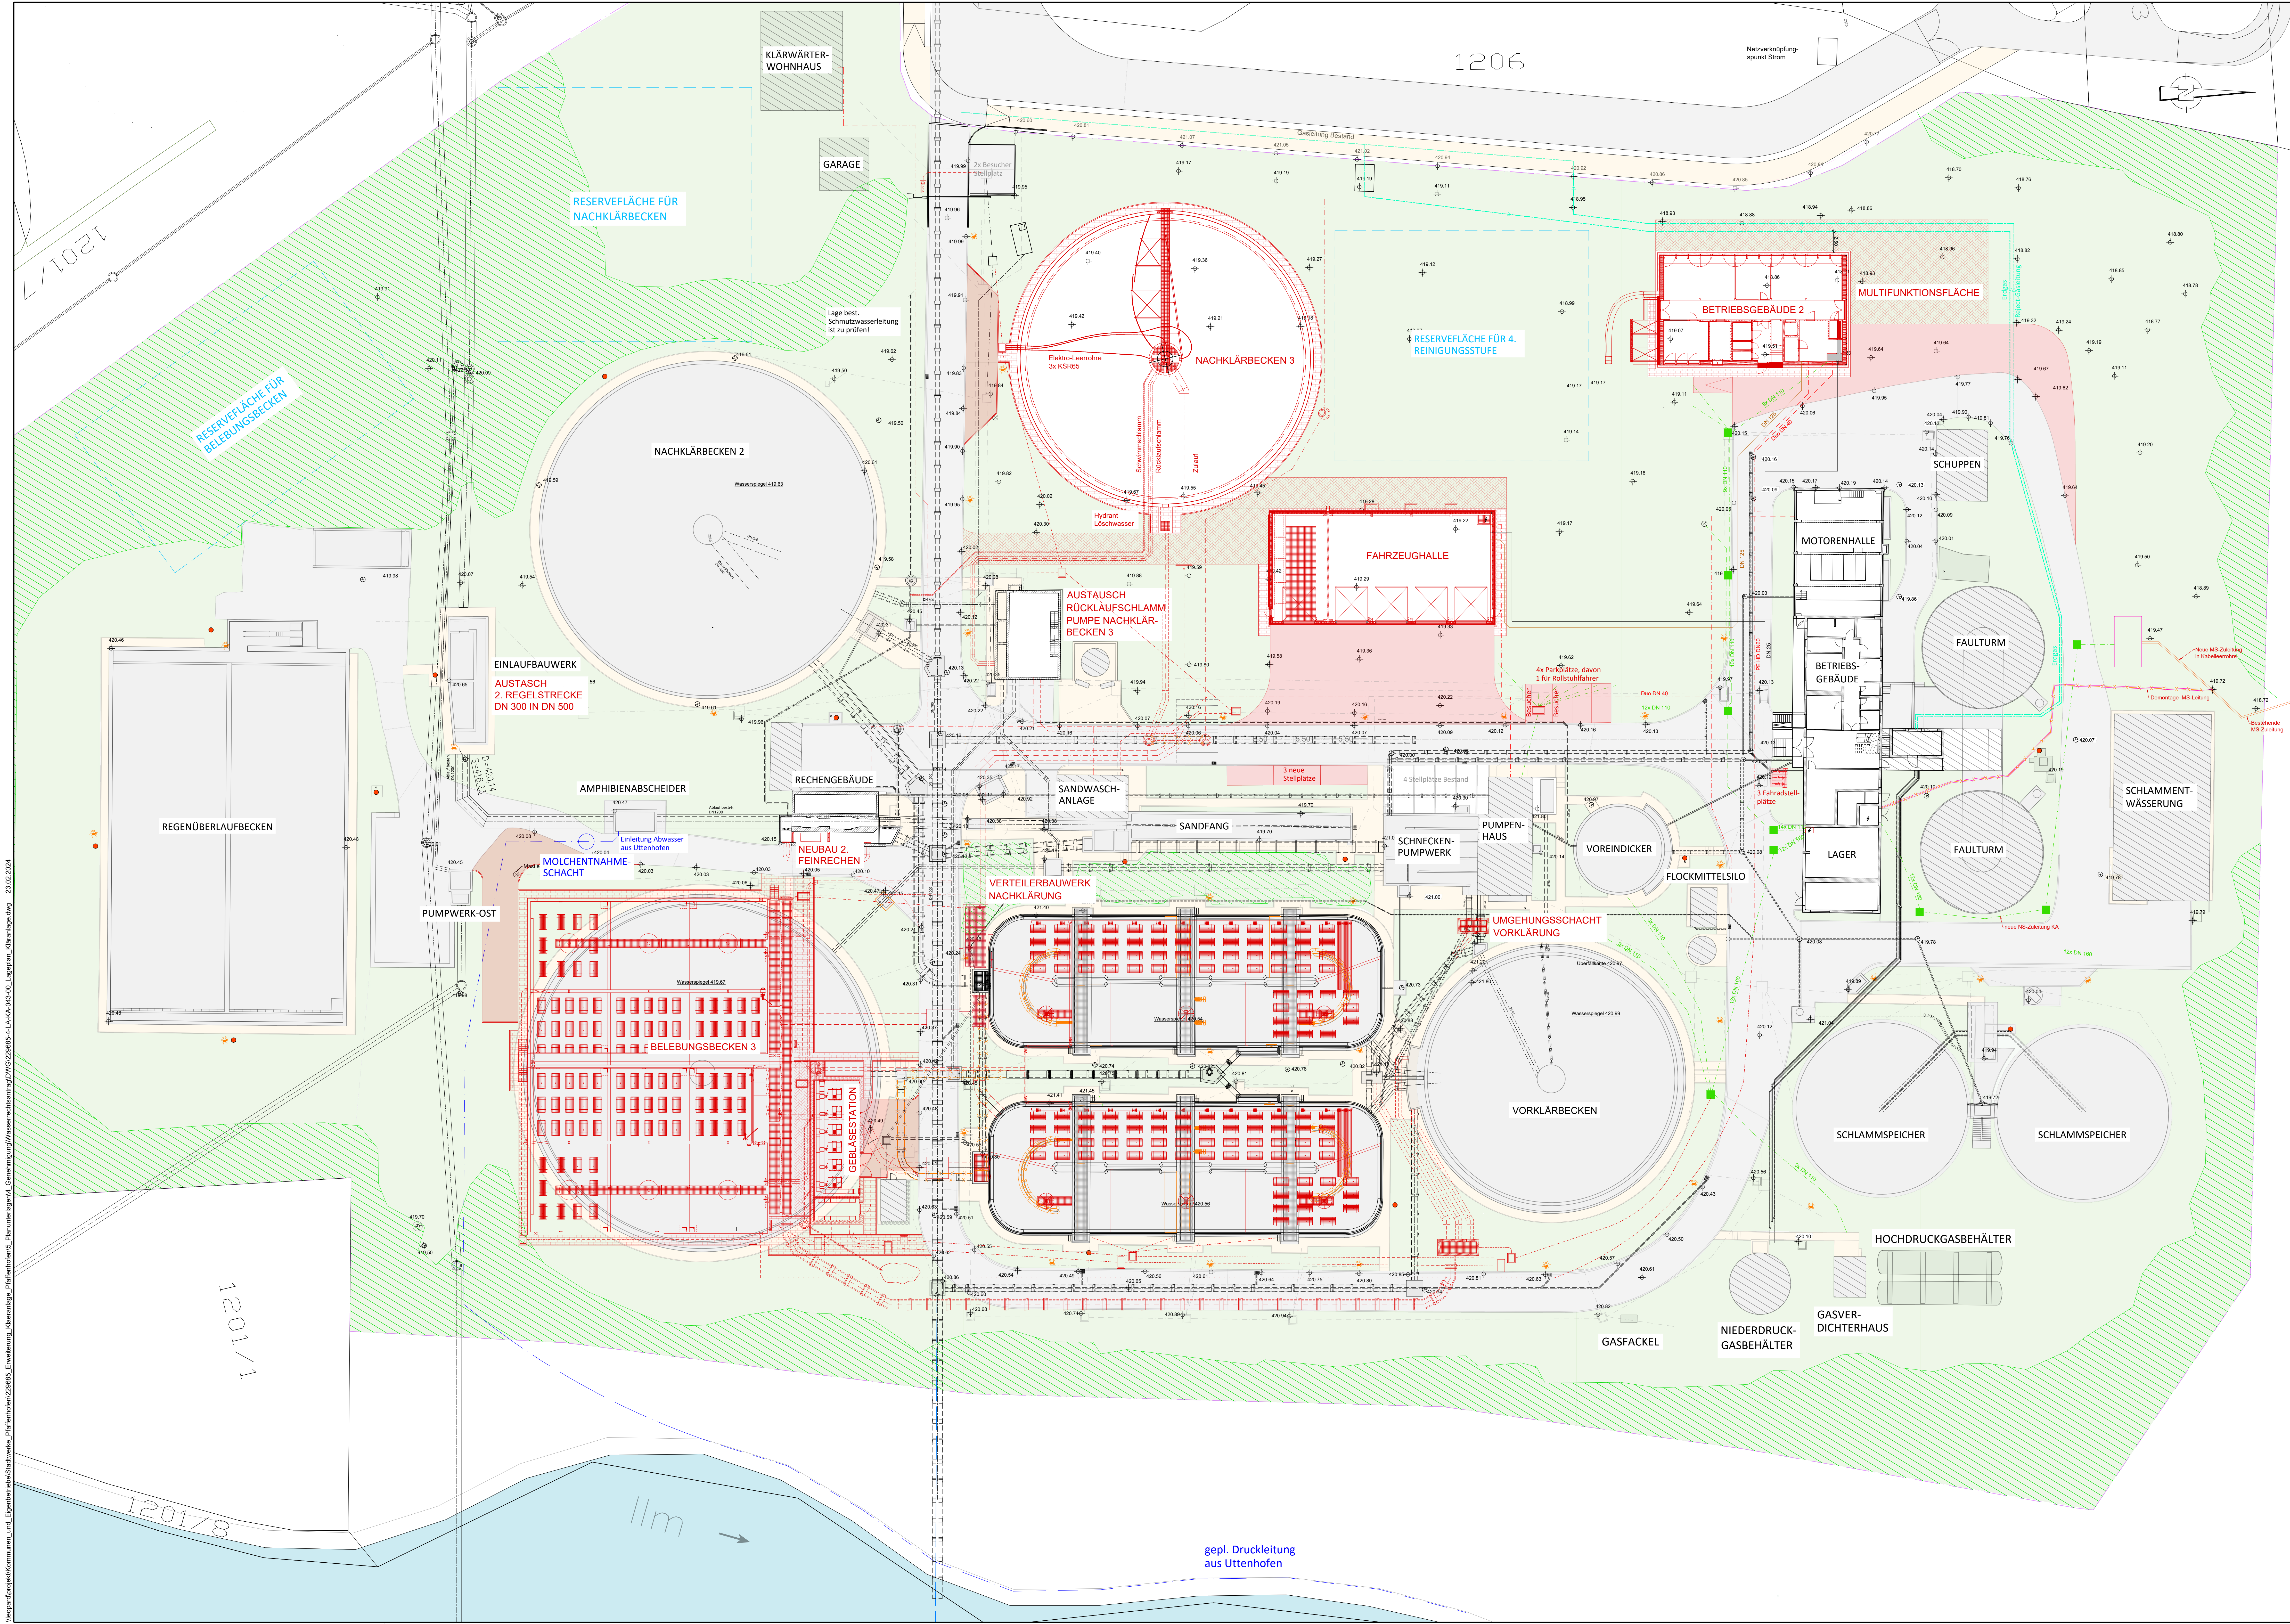

- Legende**
- Schacht
 - Außenbeleuchtung
 - Feuerlöscher
 - Bestand Asphalt
 - Bestand Gebäude
 - Neu Asphalt
 - Neu Pflaster
 - Neu Rasenfugenpflaster

04			
03			
02			
01			
Index	Datum	Name	Bemerkung
Bauherr	Stadtwerke Pfaffenhofen a. d. Illm		 STADTWERKE PFAFFENHOFEN A. D. ILLM
Projekt	Kläranlage Pfaffenhofen Erweiterung der Kläranlage		Projekt-Nr. 229685 Beleg-Nr. 5 Plan-Nr. 4-LA-KA-043-00
Planinhalt	Lageplan Kläranlage		Maßstab 1: 250 Blattgröße 841x1379
Entwurfverfasser	 GFM Bau- und Umweltgenuss GmbH Amn-Albarr-Strasse, 7 80007 München Tel.: 089-380117-0 Fax: 089-3801178-30 info@gfm.com http://www.gfm.com		entworfen Feb. 24 Ro
			gezeichnet Feb. 24 Sl
			geprüft Feb. 24 Ro
			München, den

Verordnung des Ministeriums für Umwelt und Energie, Pfaffenhofen 229685, Erweiterung Kläranlage Pfaffenhofen a. d. Illm, Lageplan, Maßstab 1:250, 23.02.2024