




GRUNDRISS
SANDWASCHGEBÄUDE UND SANDFANG

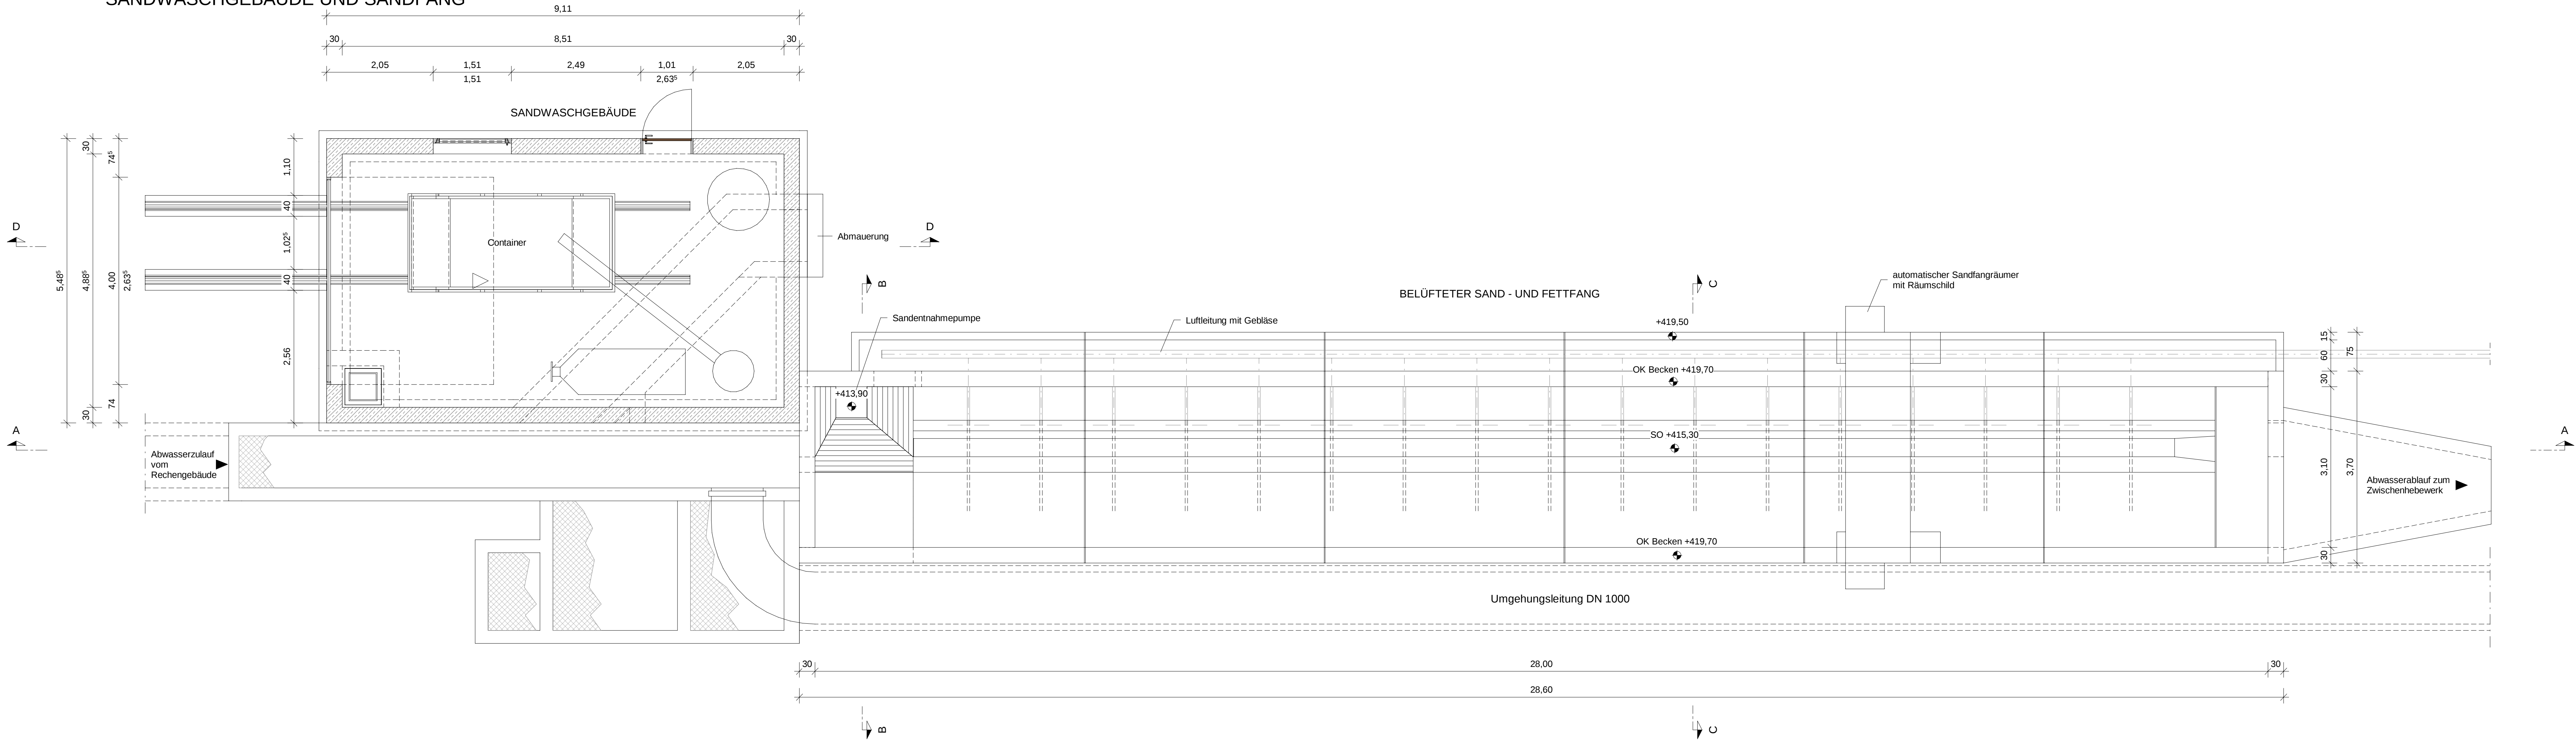


SCHNITT A-A
ZULAUFGERINNE SANDFANG

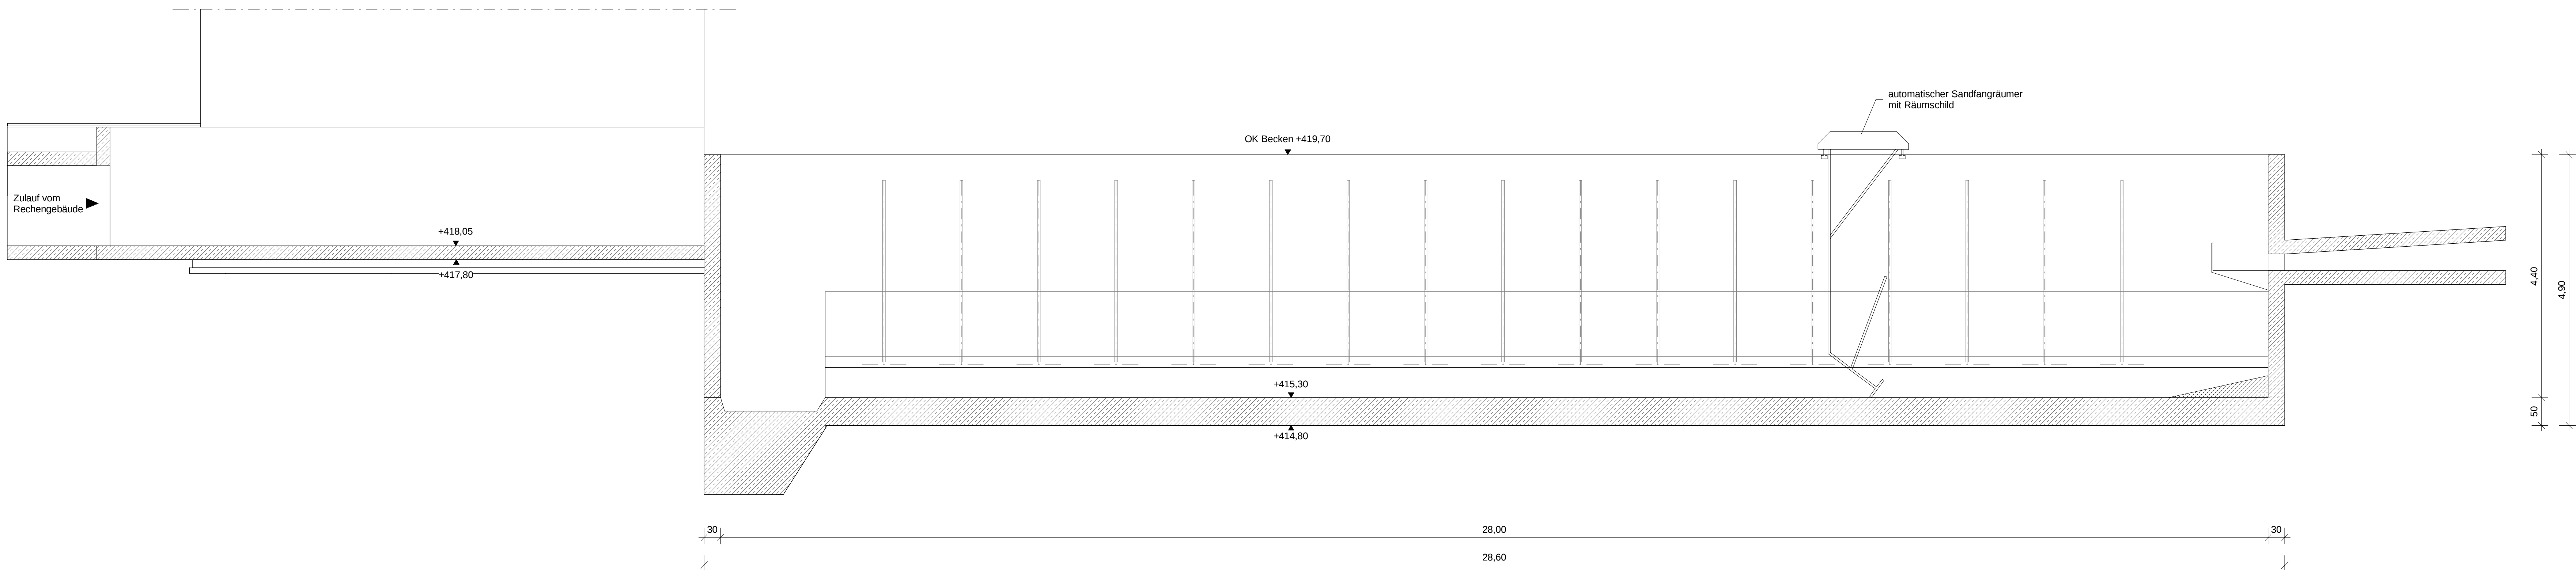


SCHNITT B-B
SANDFANG

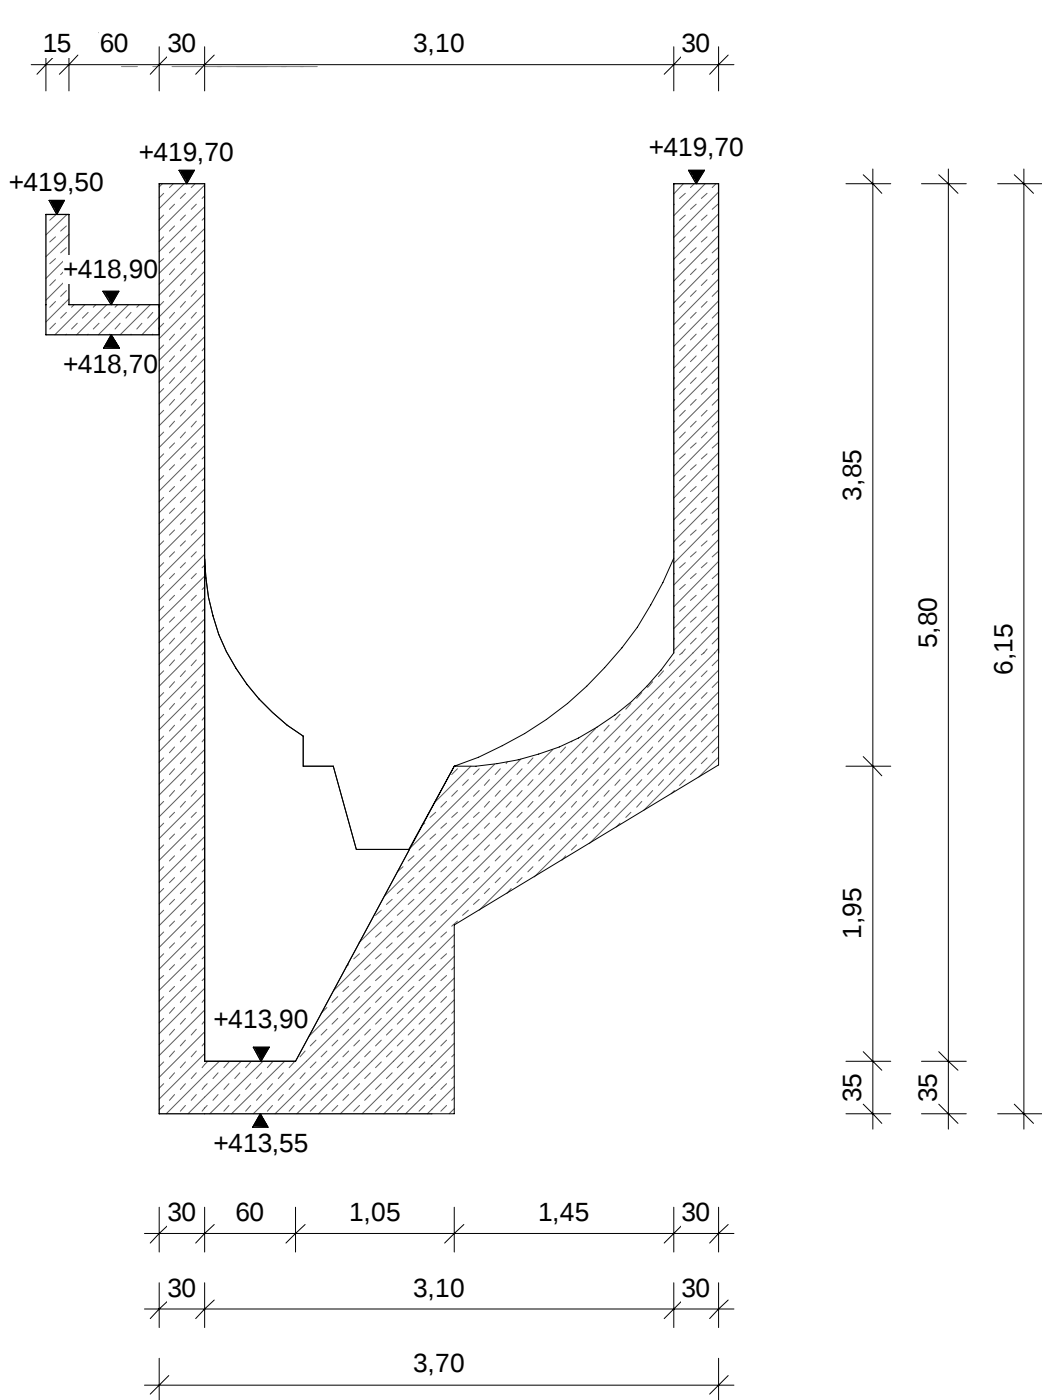

SCHNITT C-C
SANDFANG

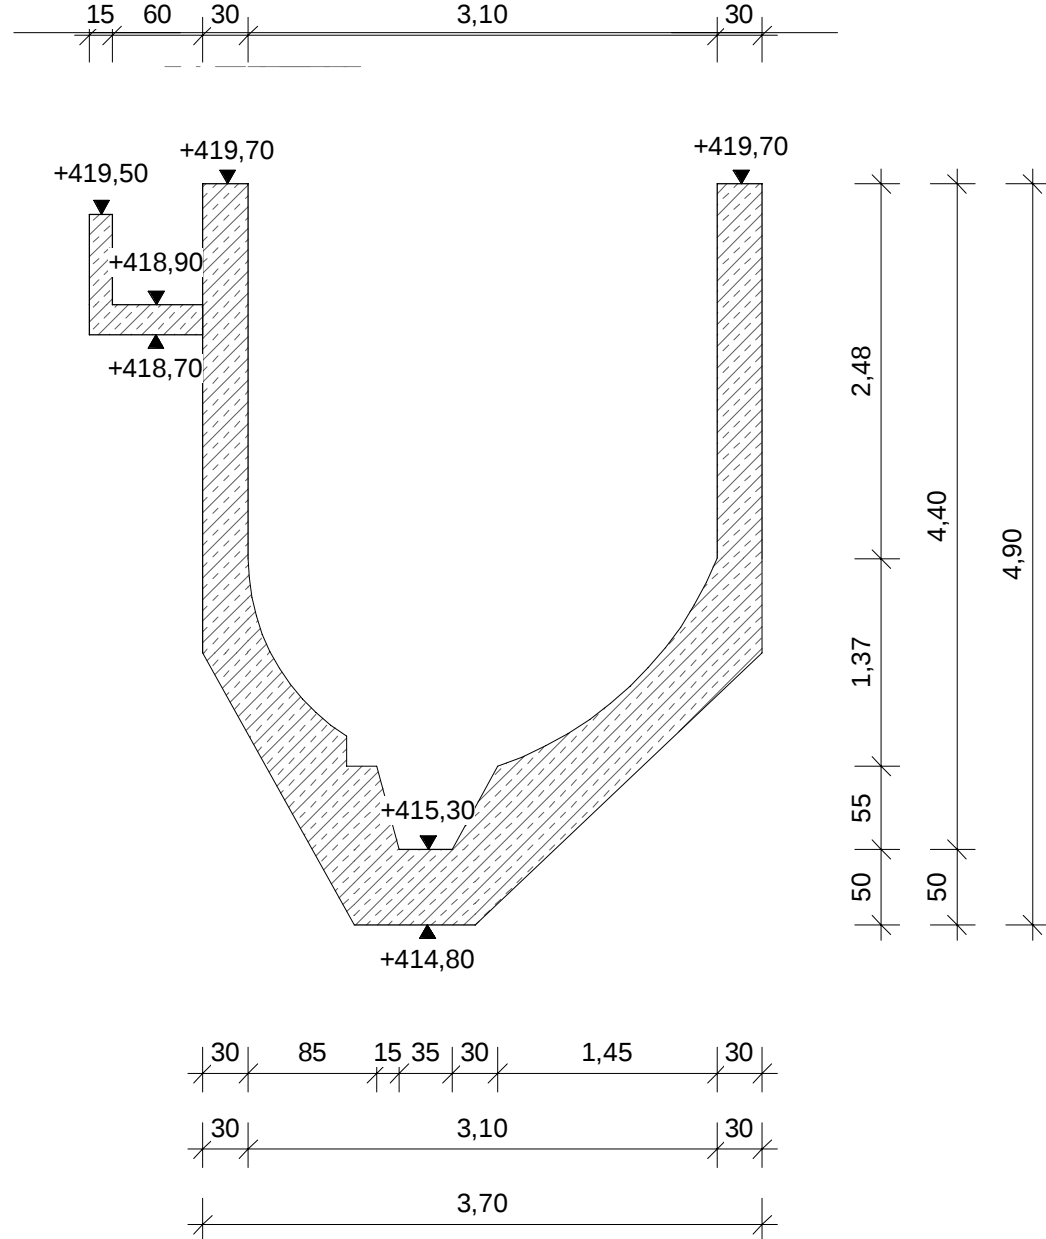

SCHNITT D-D
SANDWASCHGEBÄUDE

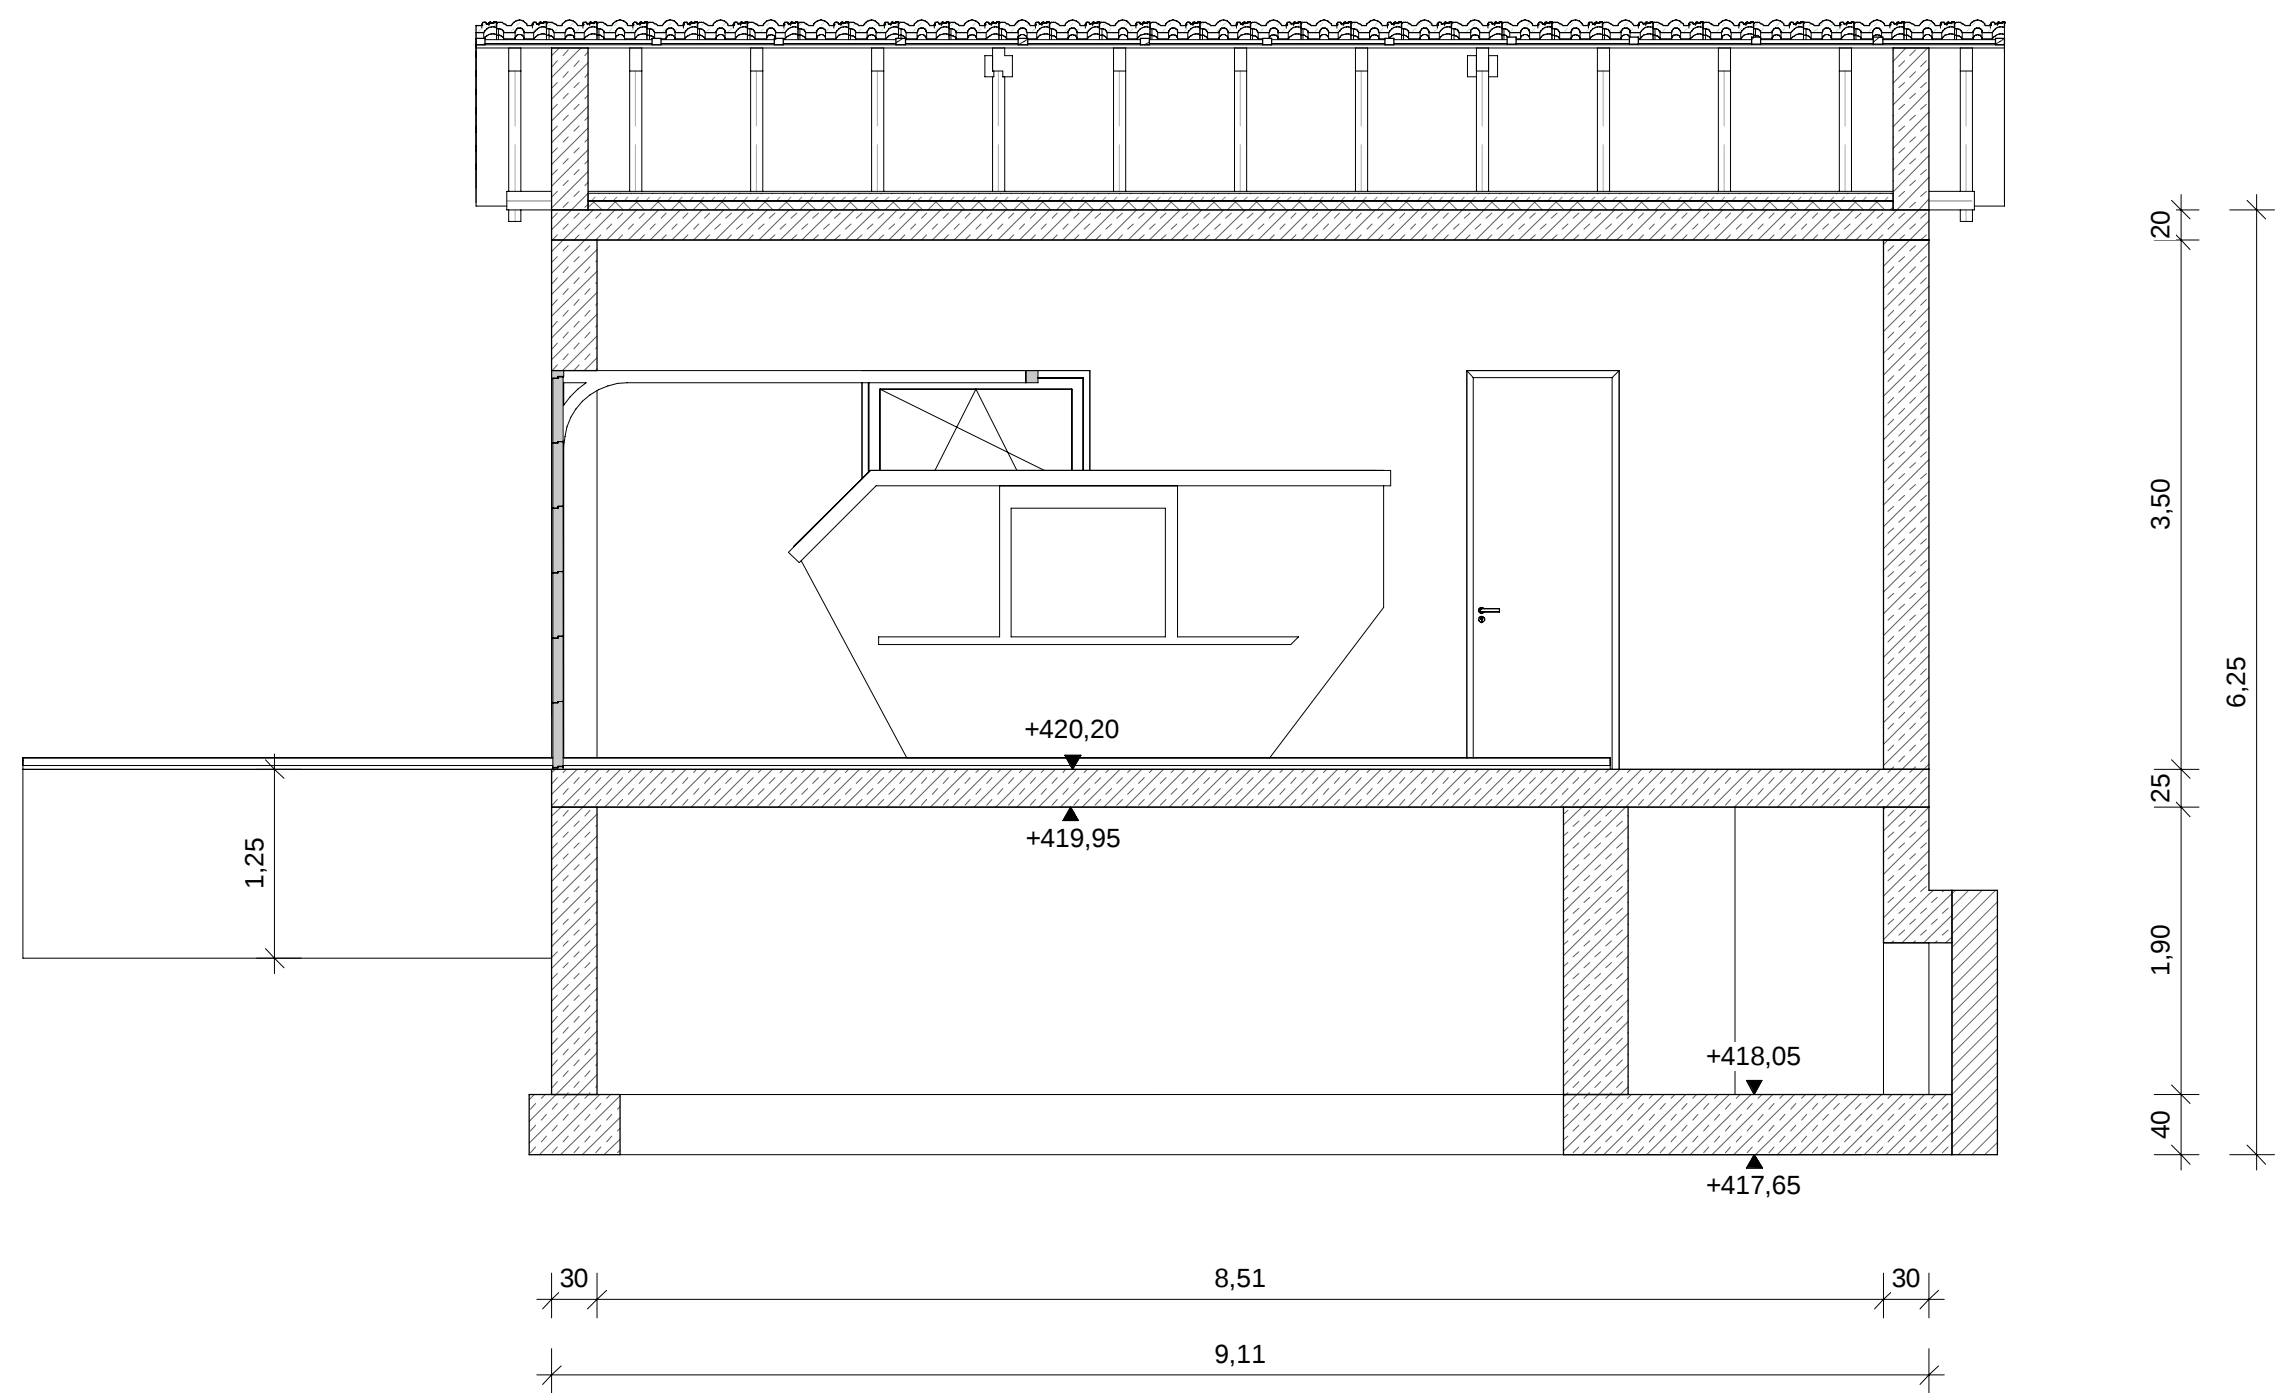

04			
03			
02			
01			
Index	Datum	Name	Bemerkung
Bauherr	Stadtwerke Pfaffenhofen a. d. Ilm		
Projekt	Kläranlage Pfaffenhofen Erweiterung der Kläranlage		Projekt-Nr. 229685 Beilagen-Nr. 8
Planinhalt	Sandfang + Sandwaschanlage Grundriss und Schnitte		Plan-Nr. 4-BE-KA-036-00 Maßstab 1:50 Blattgröße A0 Prokdateil
Erwerbsverfasser	GFM Bau- und Umwelttechnik GmbH Am Albers-Sträße 7 80807 München Tel: 089-3801718 o Fax: 089-3801718-30 info@gfm.com http://www.gfm.com		entworfen Feb. 24 Ro gezeichnet Feb. 24 Si geprüft Feb. 24 Ro München, den