




GRUNDRISS BELEBUNGSBECKEN 1

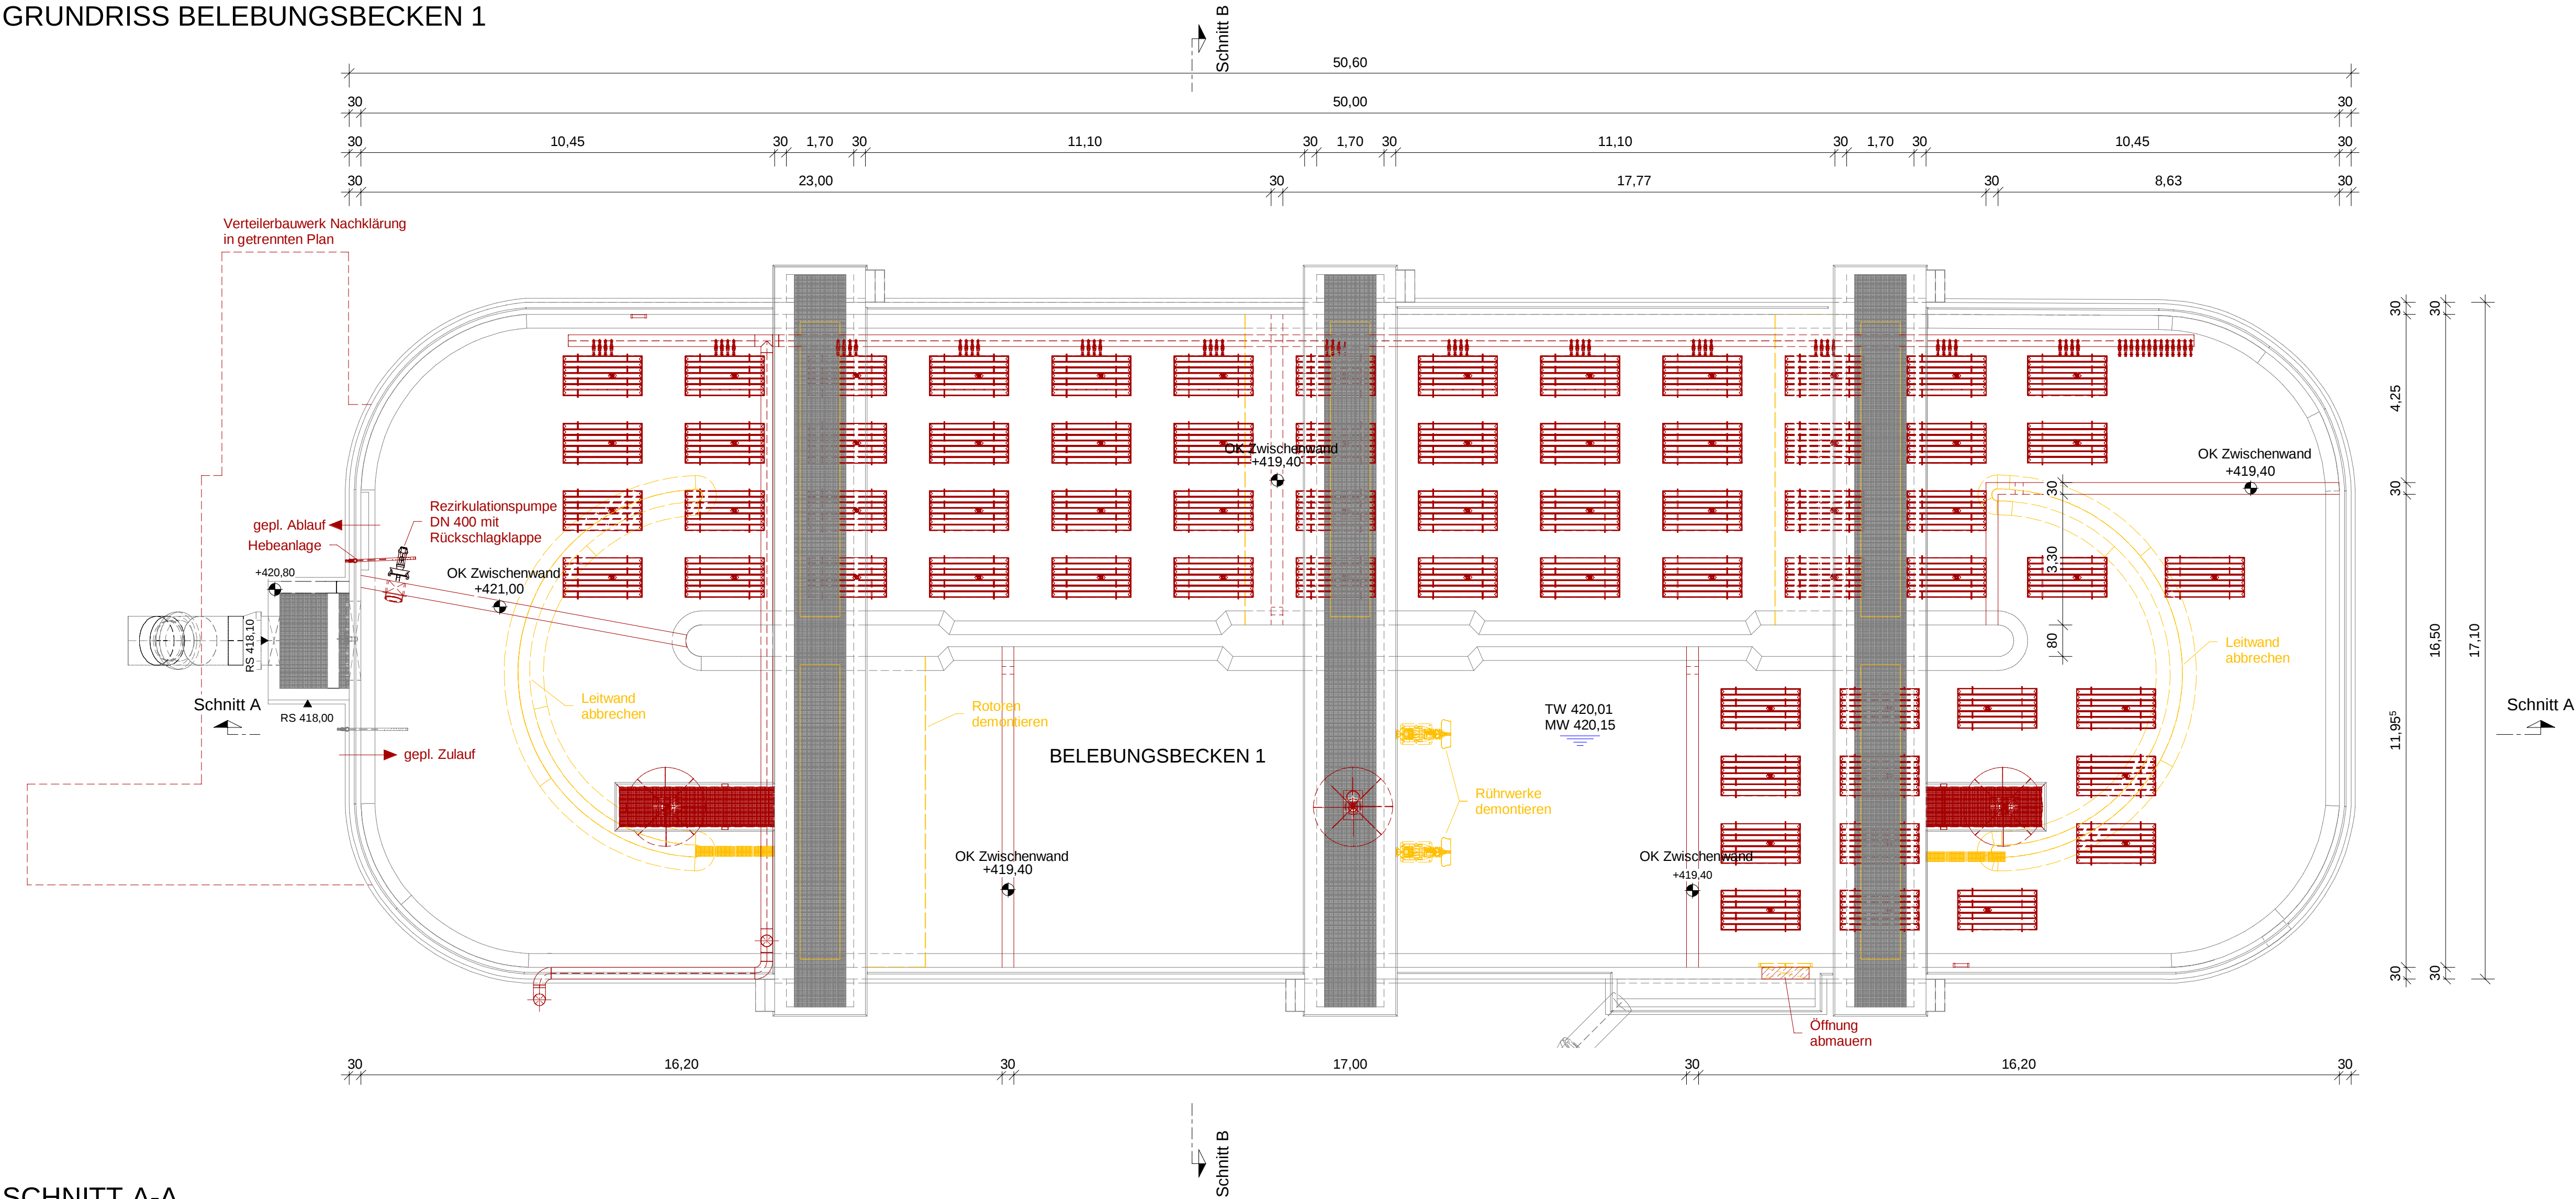

SCHNITT A-A

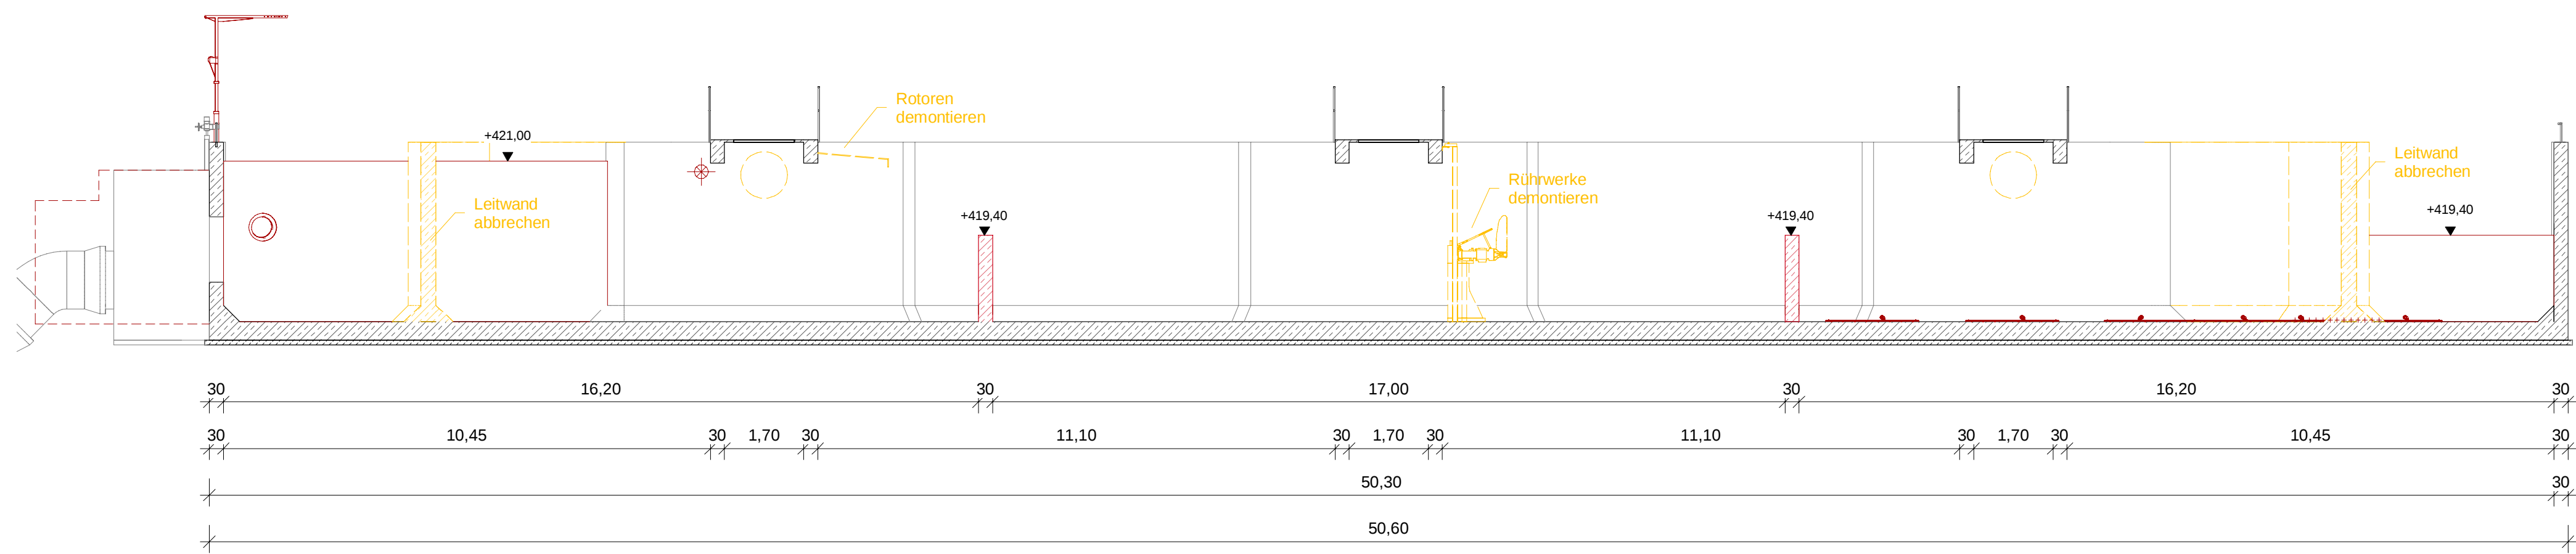

SCHNITT B-B

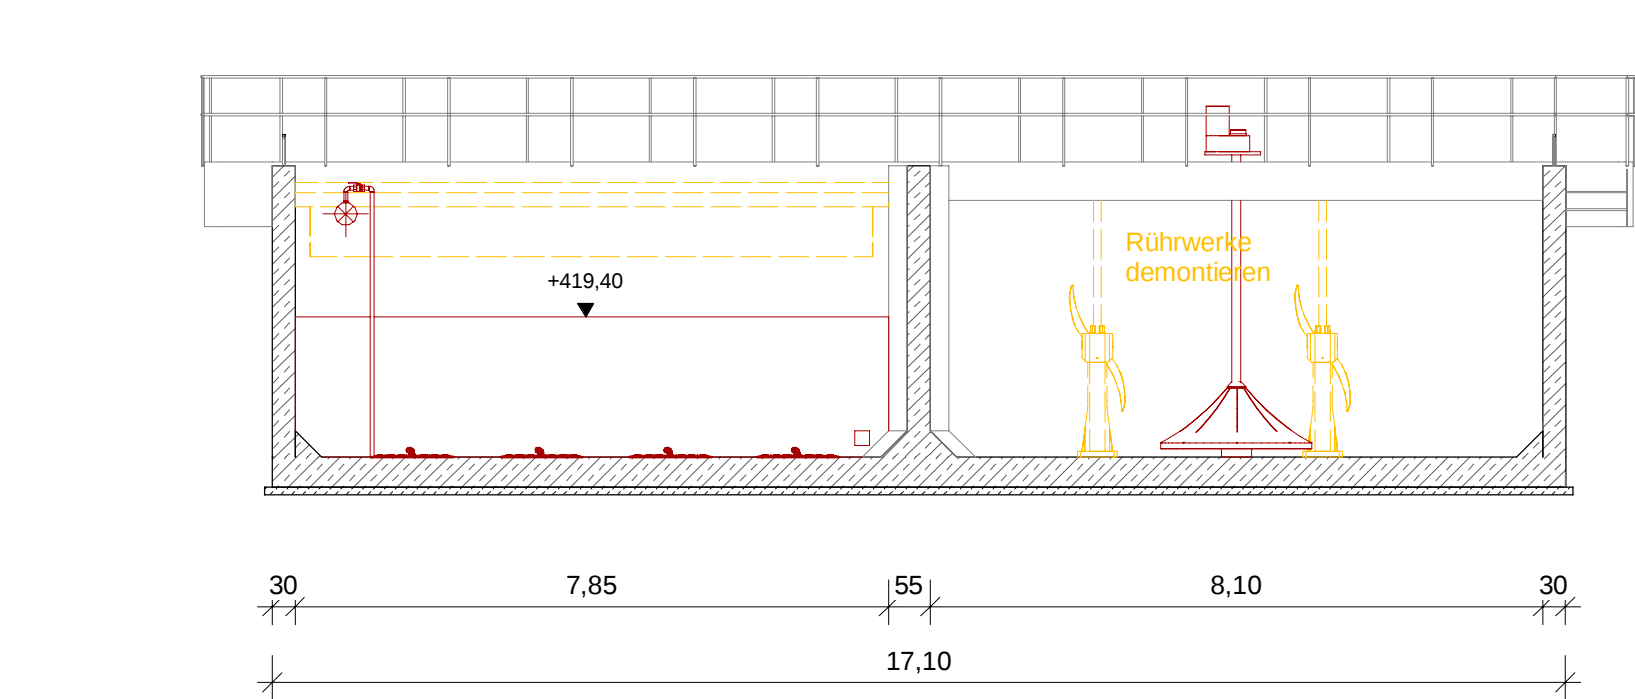

04			
03			
02			
01			
Index	Datum	Name	Bemerkung
Bauherr			
Stadtwerke Pfaffenhofen a. d. Ilm			
STADTWERKE PFAFFENHOFEN A. D. ILM			
Projekt	Kläranlage Pfaffenhofen		Projekt-Nr. 229685
	Erweiterung der Kläranlage		Beilagen-Nr. 11
			Plan-Nr. 4-BE-KA-032-00
Planinhalt	Belebungsbecken 1		Maßstab 1:100
	Grundriss und Schnitte		Blattgröße A1
			Plotdatei
Entwurfsverfasser	GFM Bau- und Umwelttechnische GmbH		entworfen Feb. 24 Ro
	Anni-Albers-Straße 7 80807 München		gezeichnet Feb. 24 SI
	Tel: 089-380178-0 Fax: 089-380178-30		geprüft Feb. 24 Ro
	info@gfm.com http://www.gfm.com		München, den
	GFM		