




GRUNDRISS

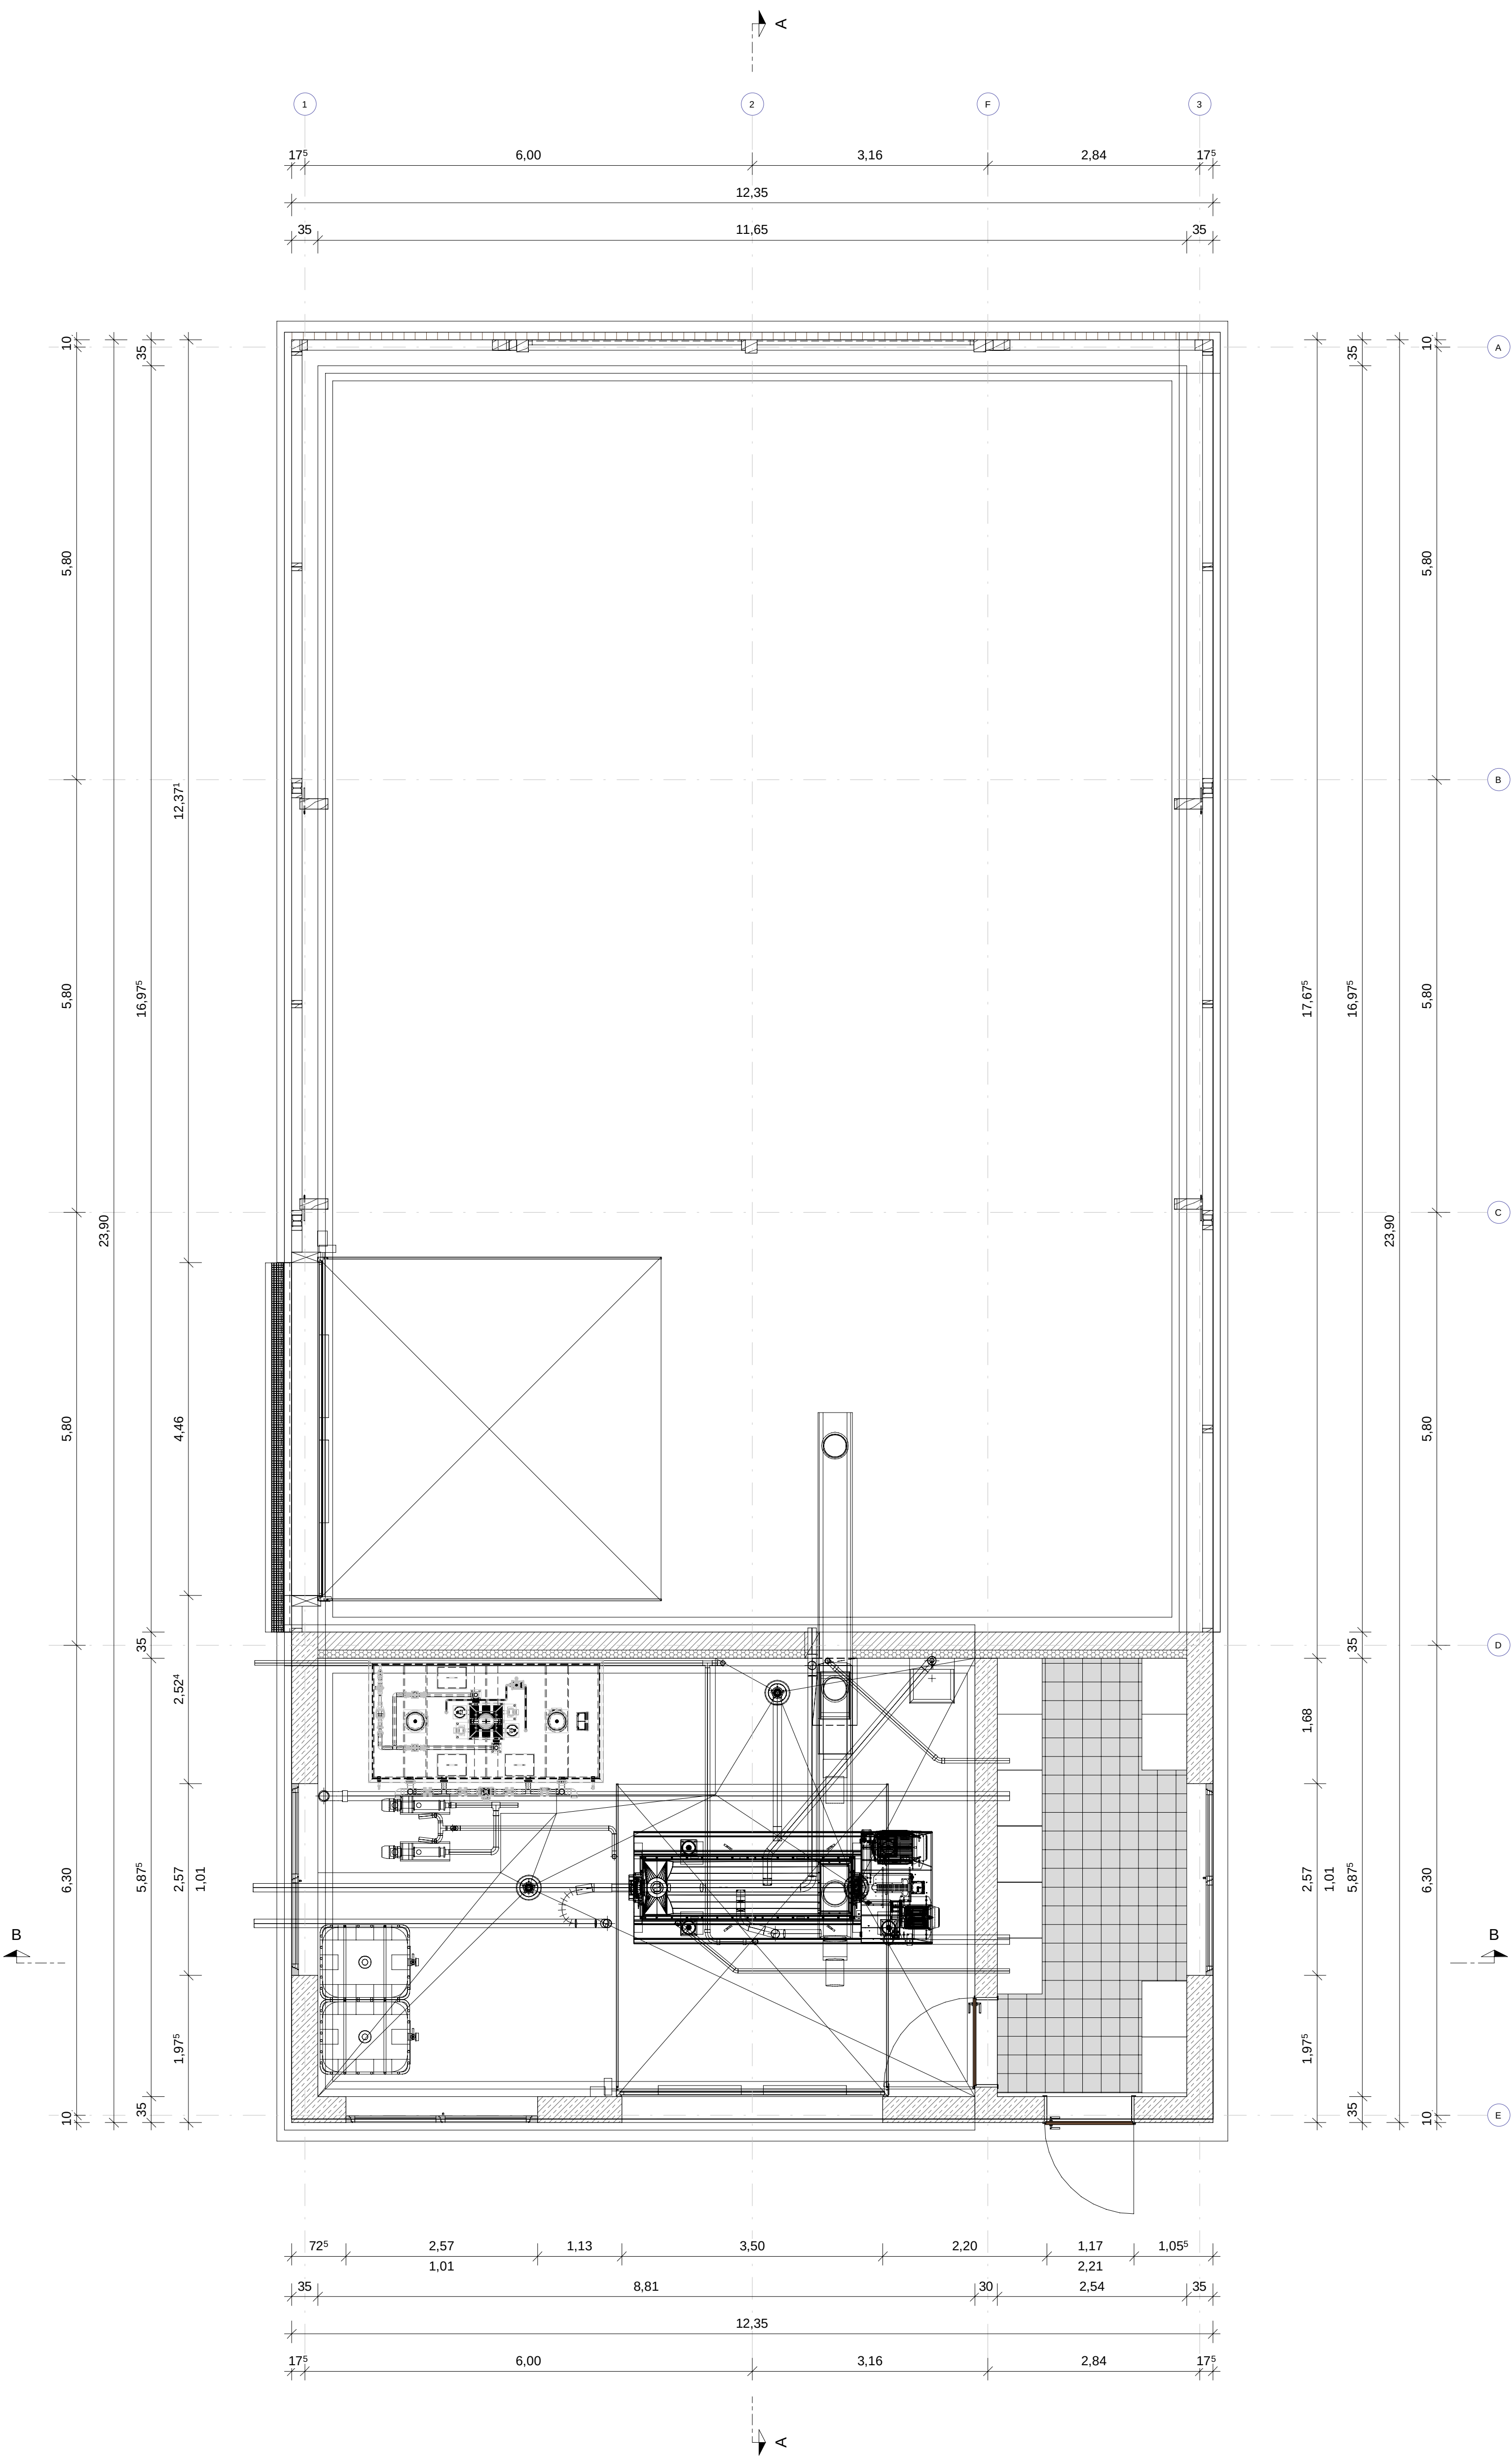

SCHNITT A-A

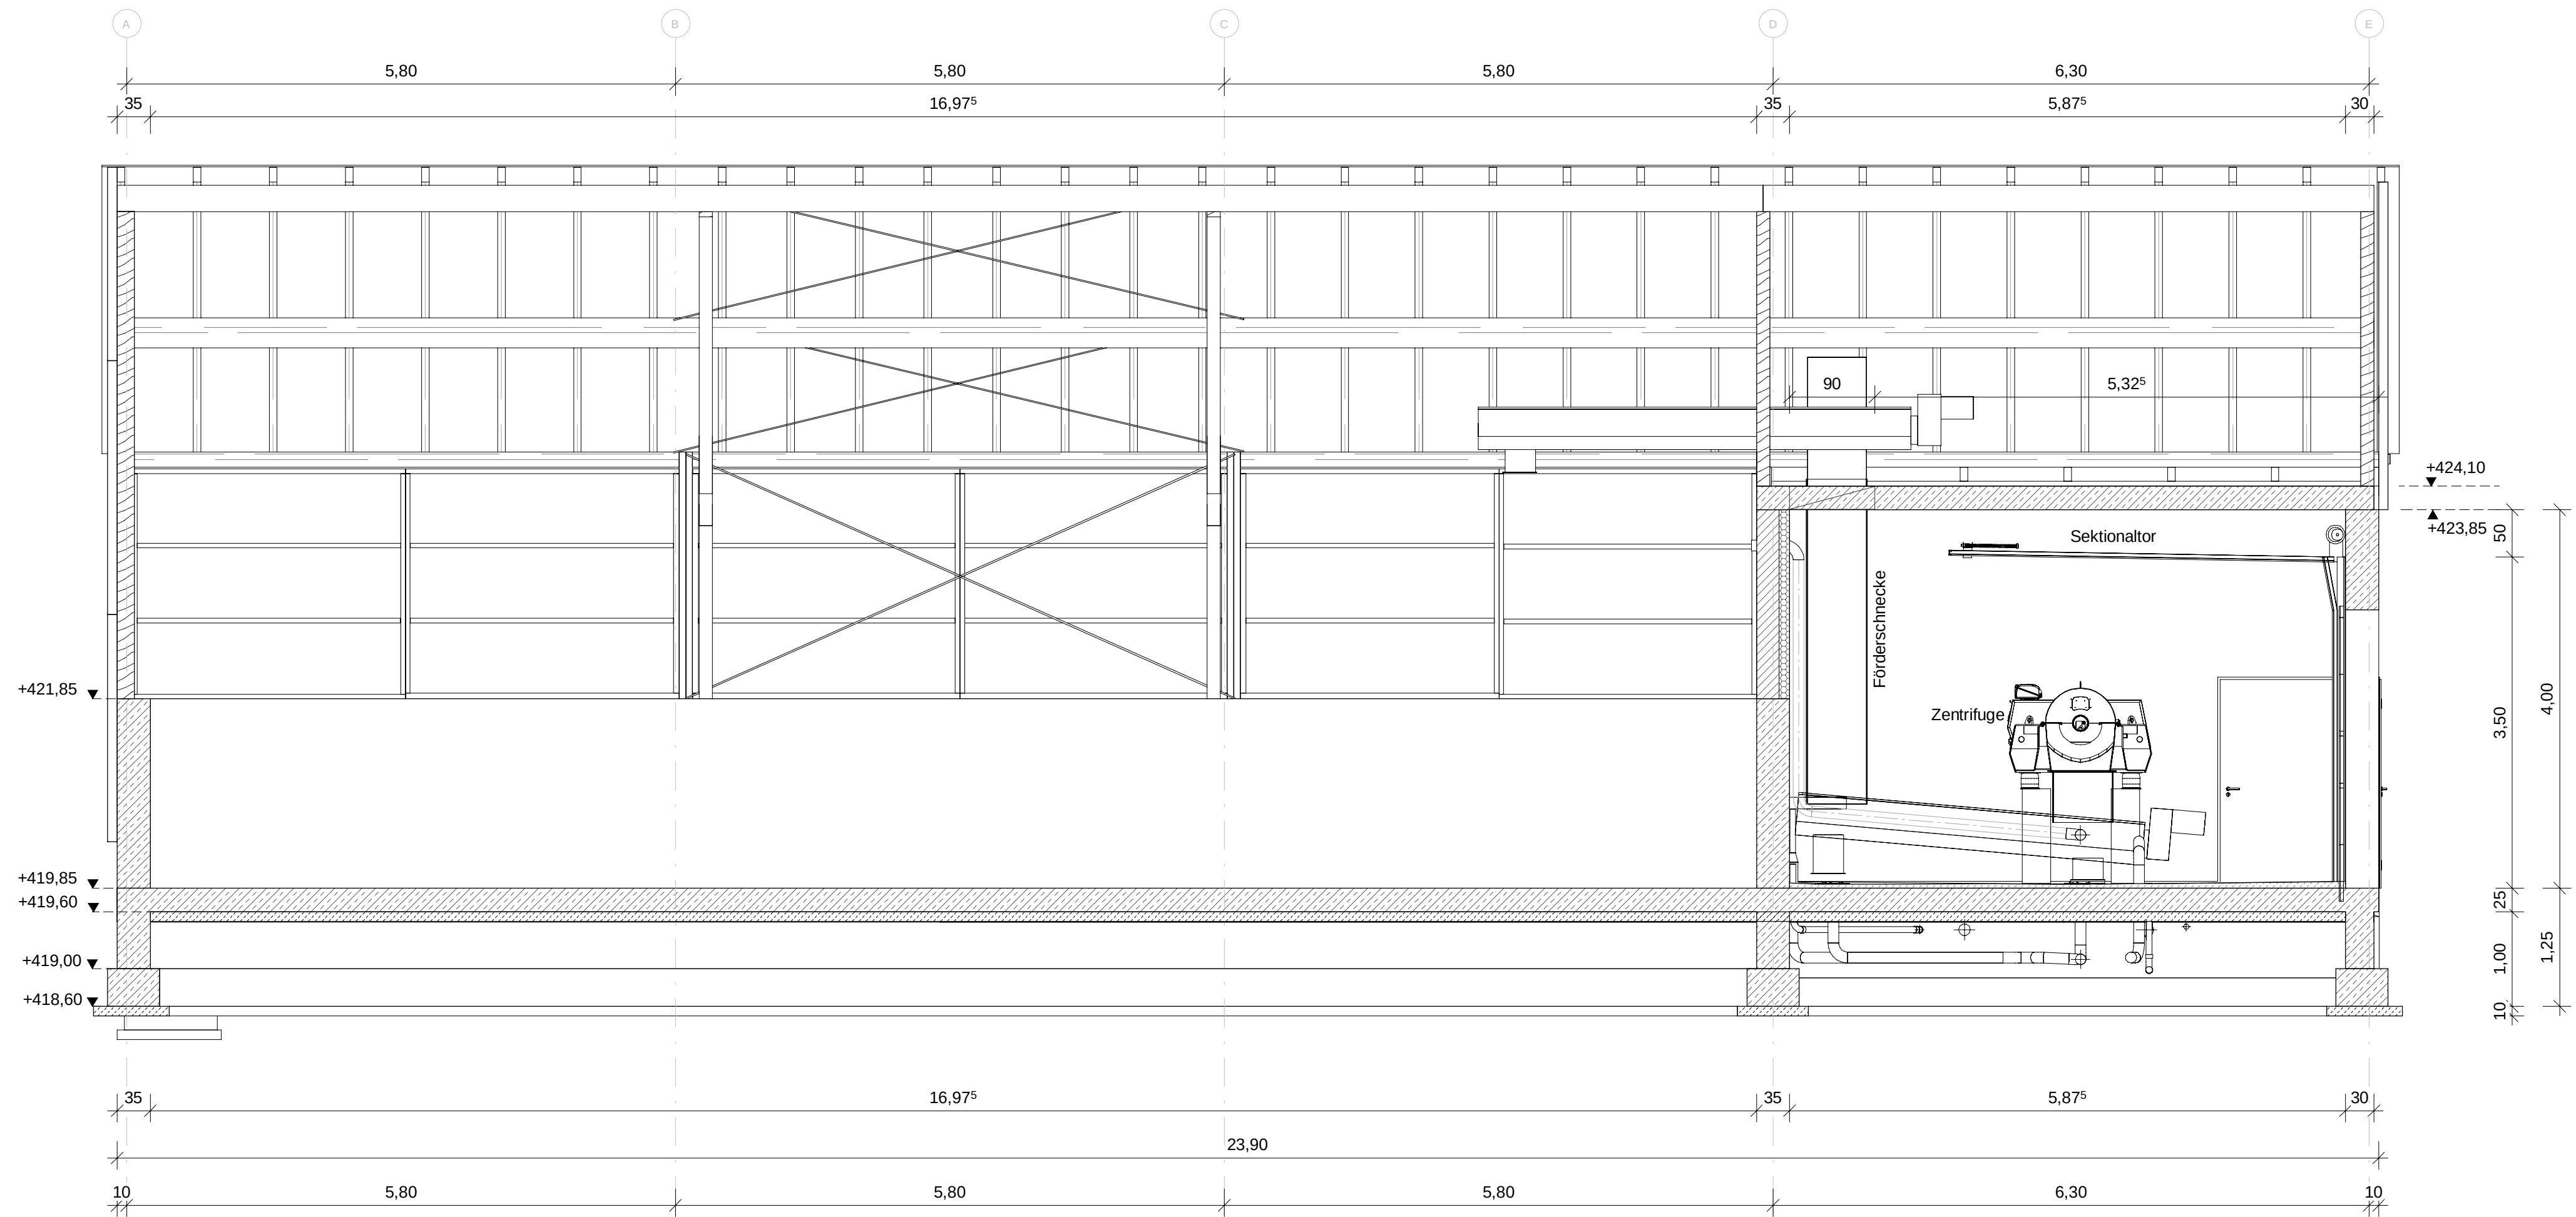

SCHNITT B-B

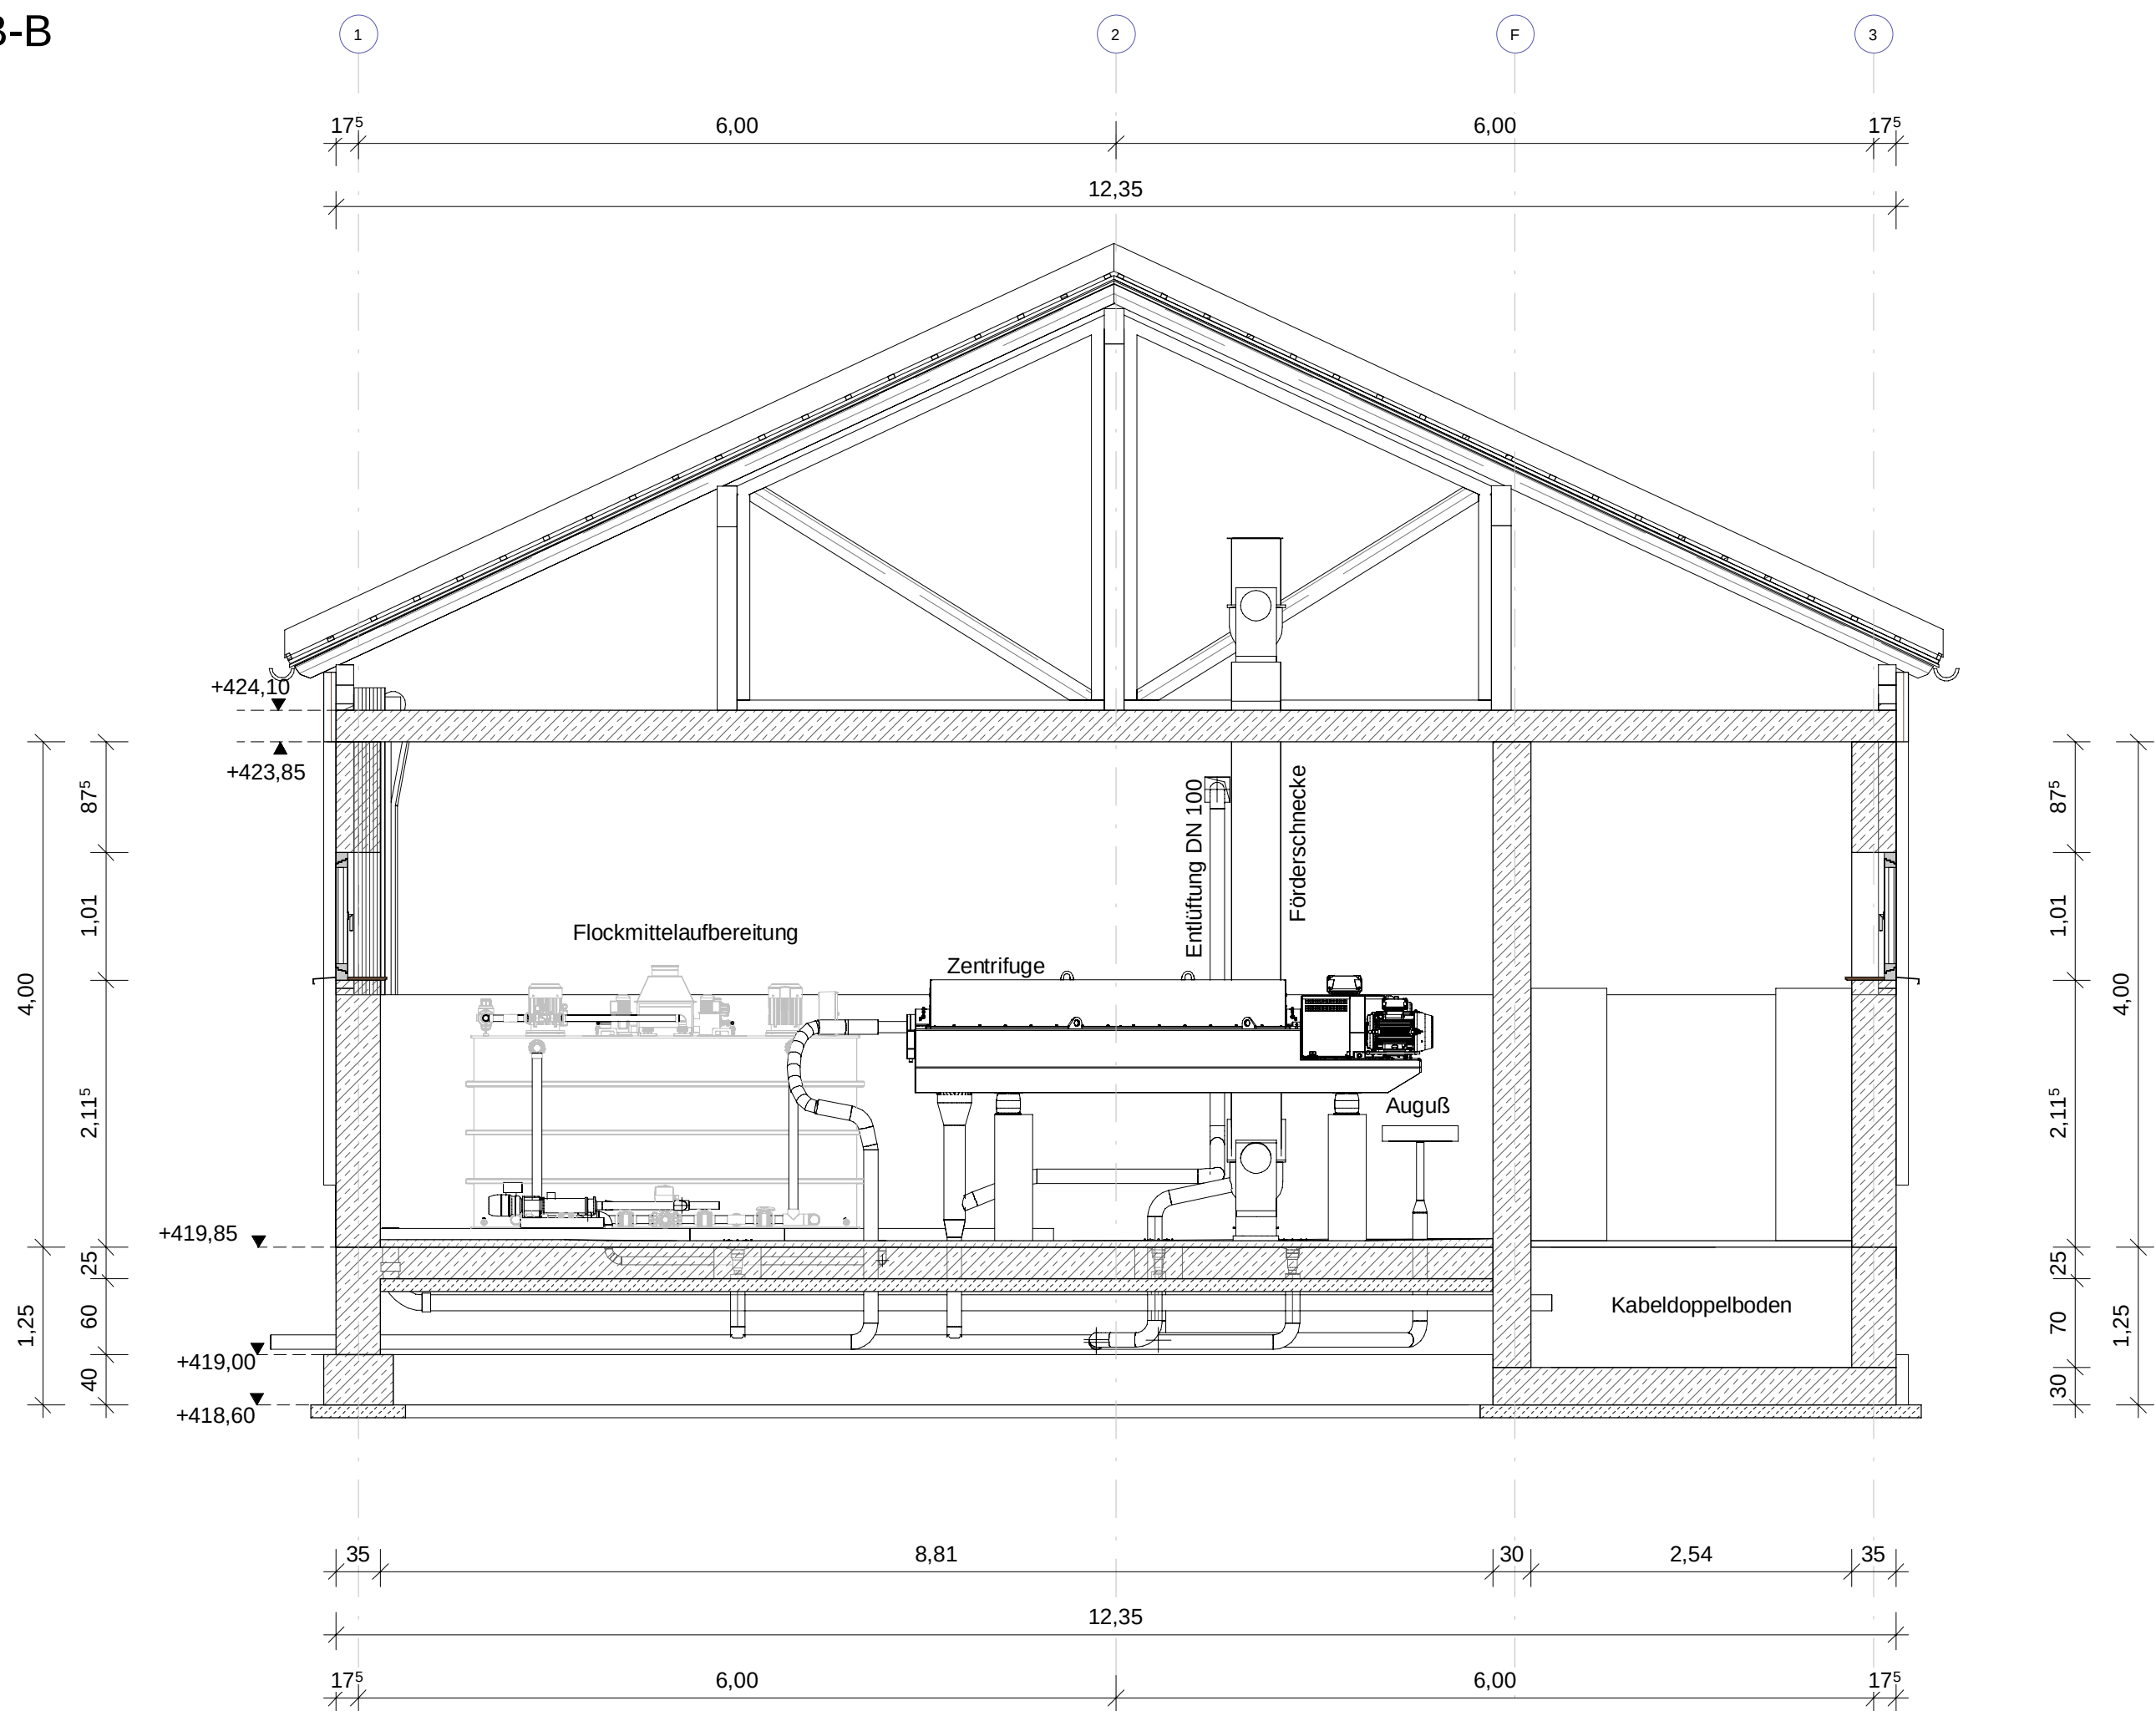

04			
03			
02			
01			
Index	Datum	Name	Bemerkung
Bauherr	Stadtwerke Pfaffenhofen a. d. Ilm		
Projekt	Kläranlage Pfaffenhofen Erweiterung der Kläranlage		Projekt-Nr. 229685 Bilag-Nr. 22
Planinhalt	Schlammwässerung Grundriss und Schnitte		Plan-Nr. 4-BE-KA-028-00 Maßstab 1:50 Blattgröße A0 Prozess
Erwerbsverfasser	GFM Bau- und Umwelttechnik GmbH Am Albers-Graben 7 80807 München Tel: 089-3801718 o Fax: 089-3801718-30 info@gfm.com http://www.gfm.com		entworfen Feb. 24 Ro gezeichnet Feb. 24 Pa geprüft Feb. 24 Ro München, den